


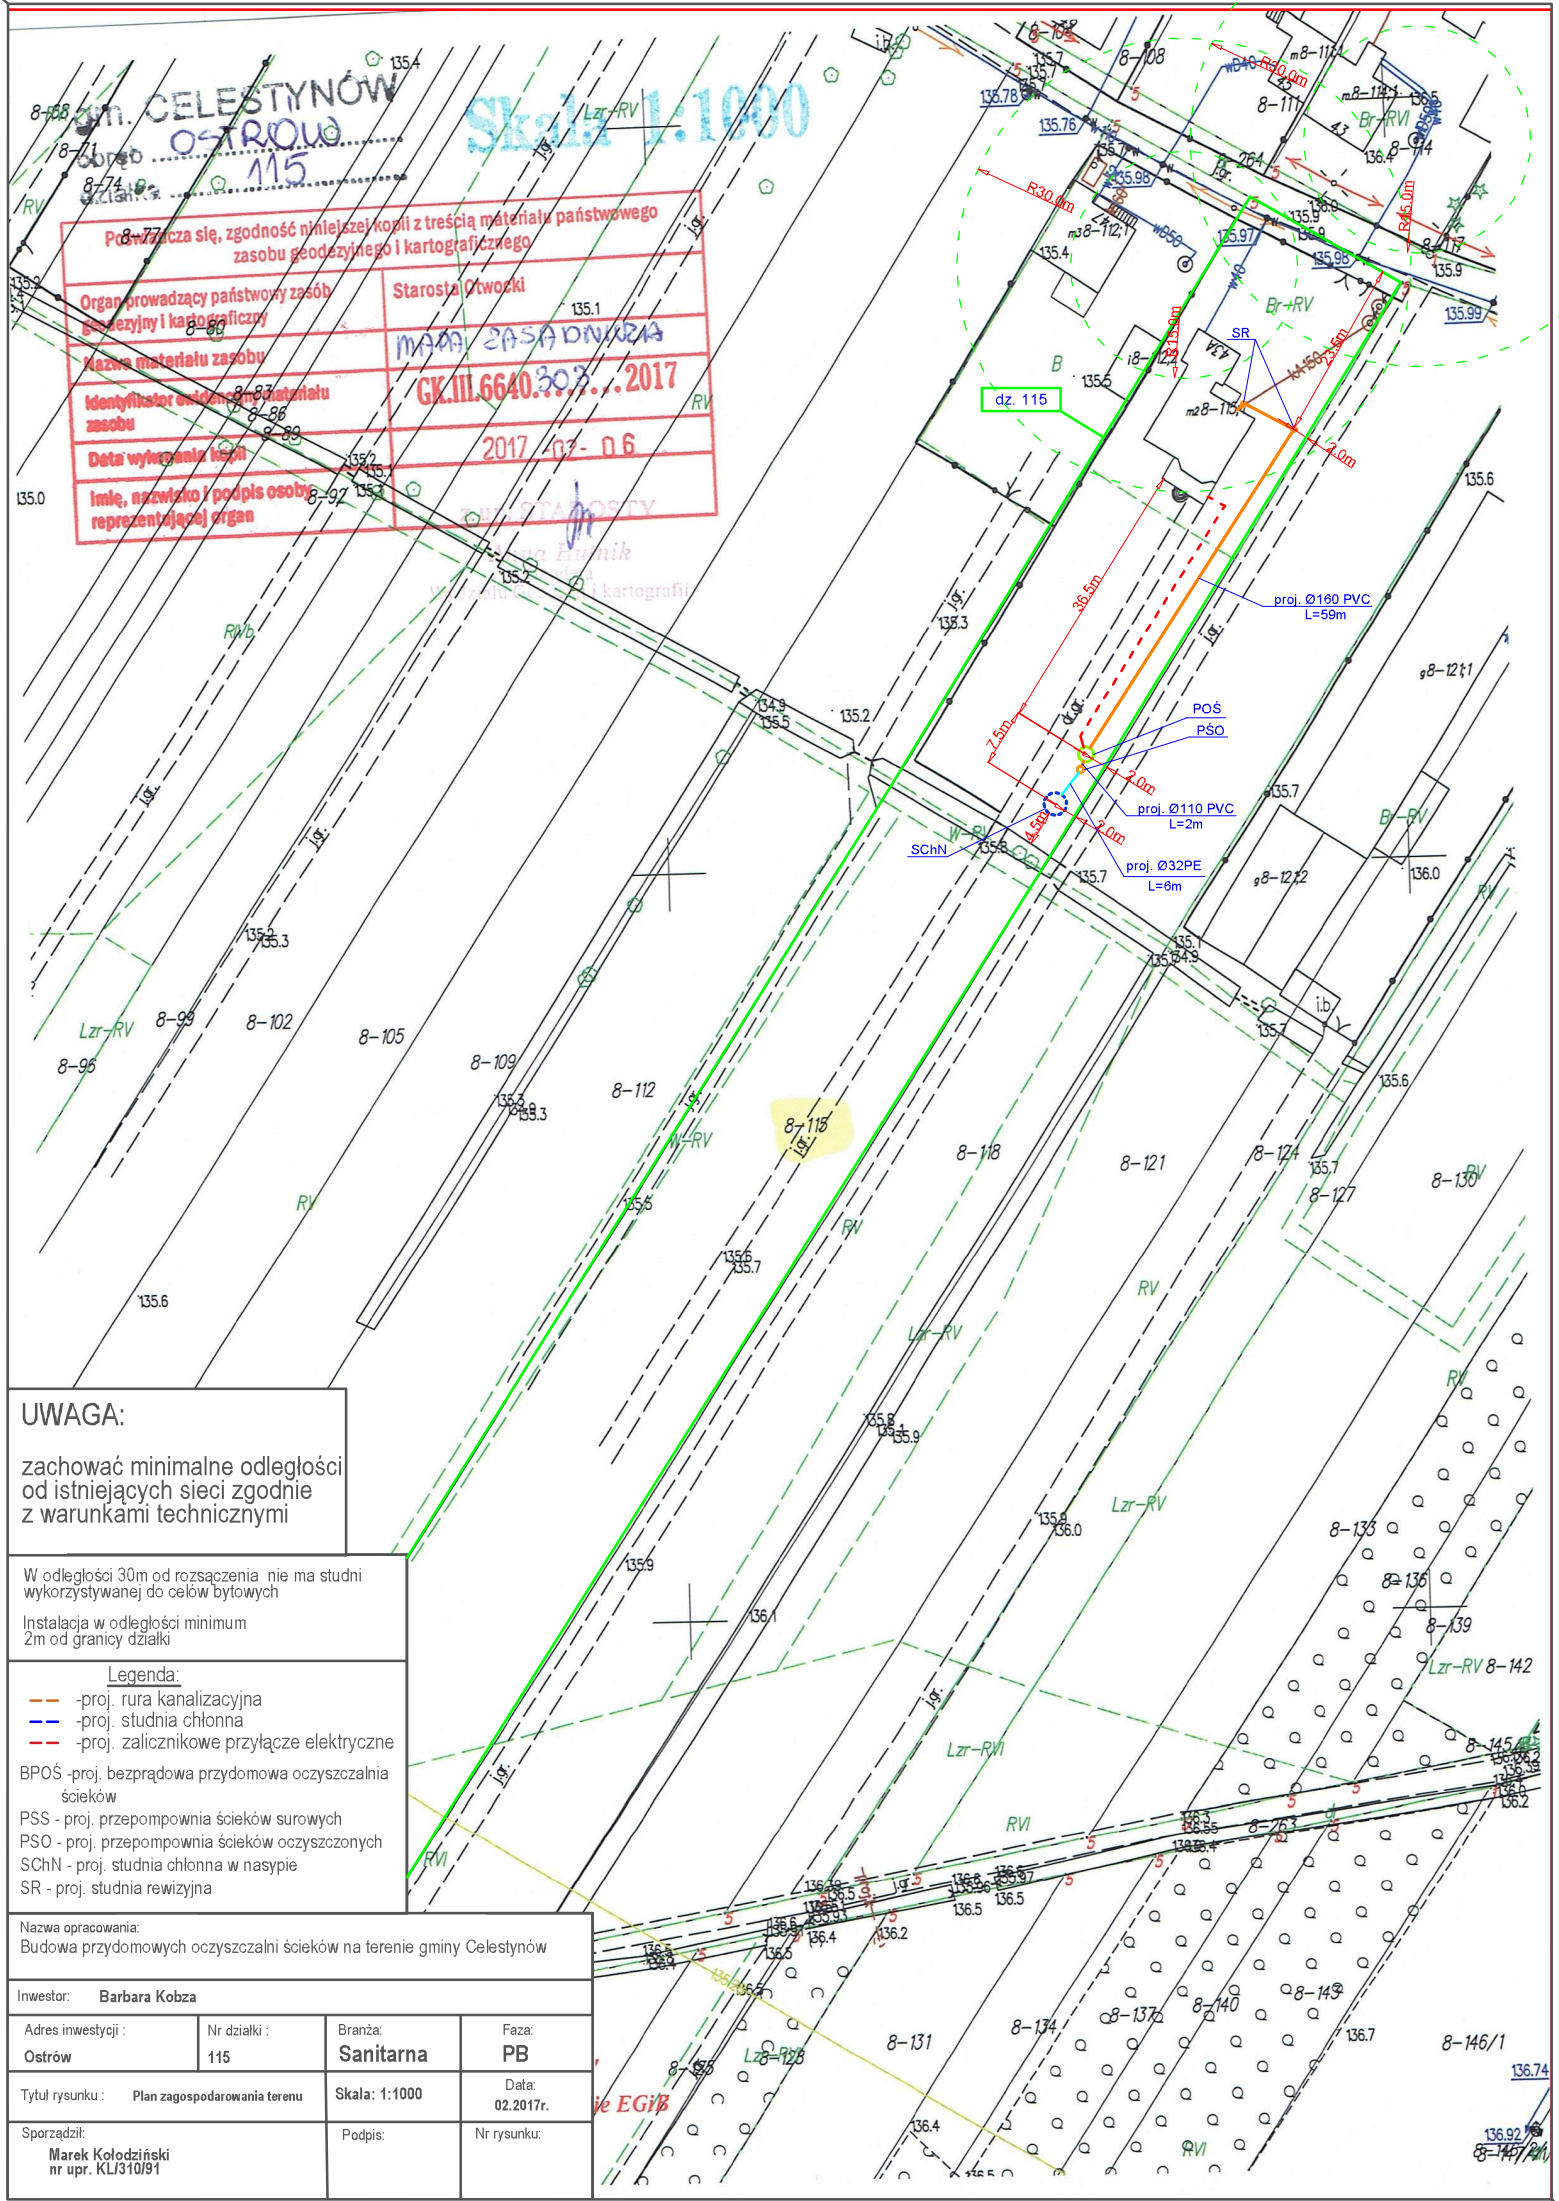

gmina CELESTYNÓW
OSTRÓW
115

Skala 1:1000

Potwierdza się, zgodność niniejszej kopii z treścią materiału państwowego zasobu geodezyjnego i kartograficznego	
Organ prowadzący państwowy zasób geodezyjny i kartograficzny	Starosta Ostrowski
Nazwa materiału zasobu	MAPA ZASADNICZA
Identyfikator obiektu z zasobu	GK.III.6640.303...2017
Data wykonania kopii	2017-07-06
Imię, nazwisko / podpis osoby reprezentującej organ	

UWAGA:
zachować minimalne odległości od istniejących sieci zgodnie z warunkami technicznymi

W odległości 30m od rozsącenia nie ma studni wykorzystywanej do celów bytowych
Instalacja w odległości minimum 2m od granicy działki

Legenda:
- proj. rura kanalizacyjna
- proj. studnia chłonna
- proj. zalicznikowe przyłącze elektryczne
BPOŚ - proj. bezprądowa przydomowa oczyszczalnia ścieków
PSS - proj. przepompownia ścieków surowych
PSO - proj. przepompownia ścieków oczyszczonych
SchN - proj. studnia chłonna w nasypie
SR - proj. studnia rewizyjna

Nazwa opracowania: Budowa przydomowych oczyszczalni ścieków na terenie gminy Celestynów			
Inwestor: Barbara Kobza			
Adres inwestycji:	Nr działki:	Branża:	Faza:
Ostrów	115	Sanitarna	PB
Tytuł rysunku: Plan zagospodarowania terenu		Skala: 1:1000	Data: 02.2017r.
Sporządził: Marek Kołodziński nr upr. KLJ310/91		Podpis:	Nr rysunku: