


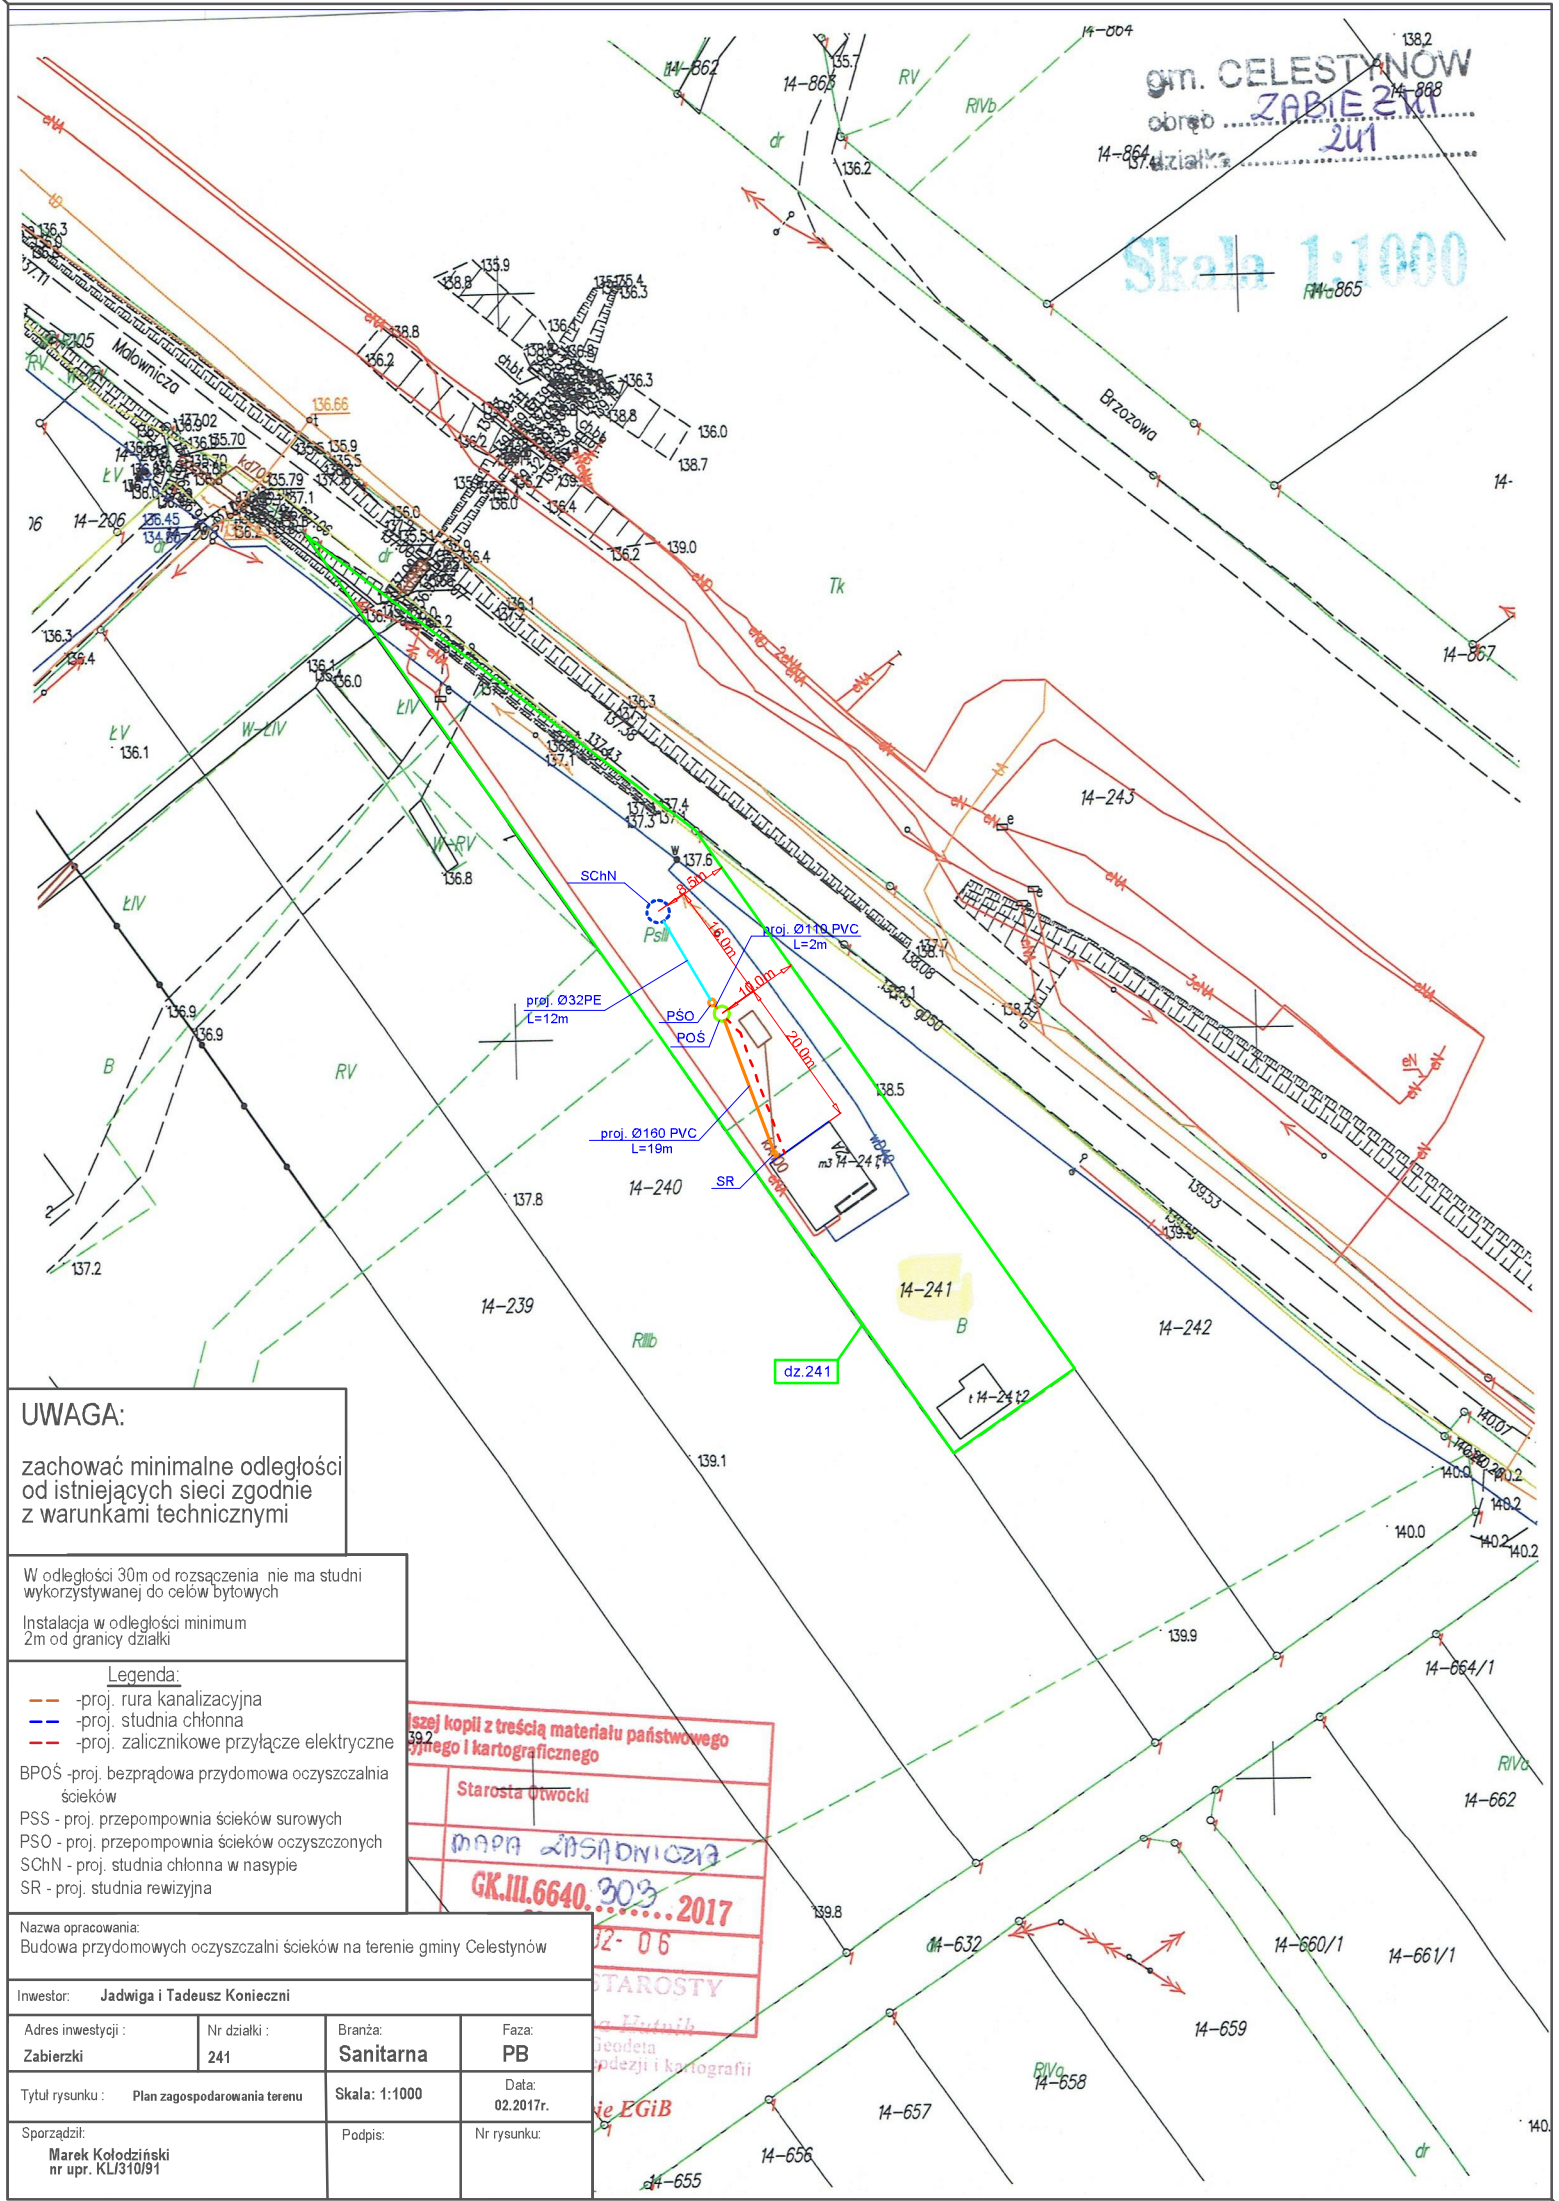

gm. CELESTYNÓW
obręb ... ZABIEŻKI ...
14-864
14-868
14-867
14-866
14-865

Skala 1:1000

UWAGA:
zachować minimalne odległości
od istniejących sieci zgodnie
z warunkami technicznymi

W odległości 30m od rozłączenia nie ma studni
wykorzystywanej do celów bytowych
Instalacja w odległości minimum
2m od granicy działki

Legenda:
-proj. rura kanalizacyjna
-proj. studnia chłonna
-proj. zalicznikowe przyłącze elektryczne
BPOŚ -proj. bezprądowa przydomowa oczyszczalnia
ścieków
PSS -proj. przepompownia ścieków surowych
PSO -proj. przepompownia ścieków oczyszczonych
SchN -proj. studnia chłonna w nasypie
SR -proj. studnia rewizyjna

Nazwa opracowania: Budowa przydomowych oczyszczalni ścieków na terenie gminy Celestynów			
Inwestor: Jadwiga i Tadeusz Konieczni			
Adres inwestycji:	Nr działki:	Branża:	Faza:
Zabierzki	241	Sanitarna	PB
Tytuł rysunku: Plan zagospodarowania terenu		Skala: 1:1000	Data: 02.2017r.
Sporządził: Marek Kołodziński nr upr. KLJ310/91		Podpis:	Nr rysunku:

Wzrost kopii z treścią materiału państwowego
zrynek i kartograficznego
Starosta Otwocki
MAPA PODSIADKOWA
GK.III.6640.3003.2017
02-06
STAROSTY
Geodeta
podezji i kartografii
EGiB