


Instalacja wody zimnej i c.w.u. w pawilonach handlowych - rzut przyziemia, skala 1:75

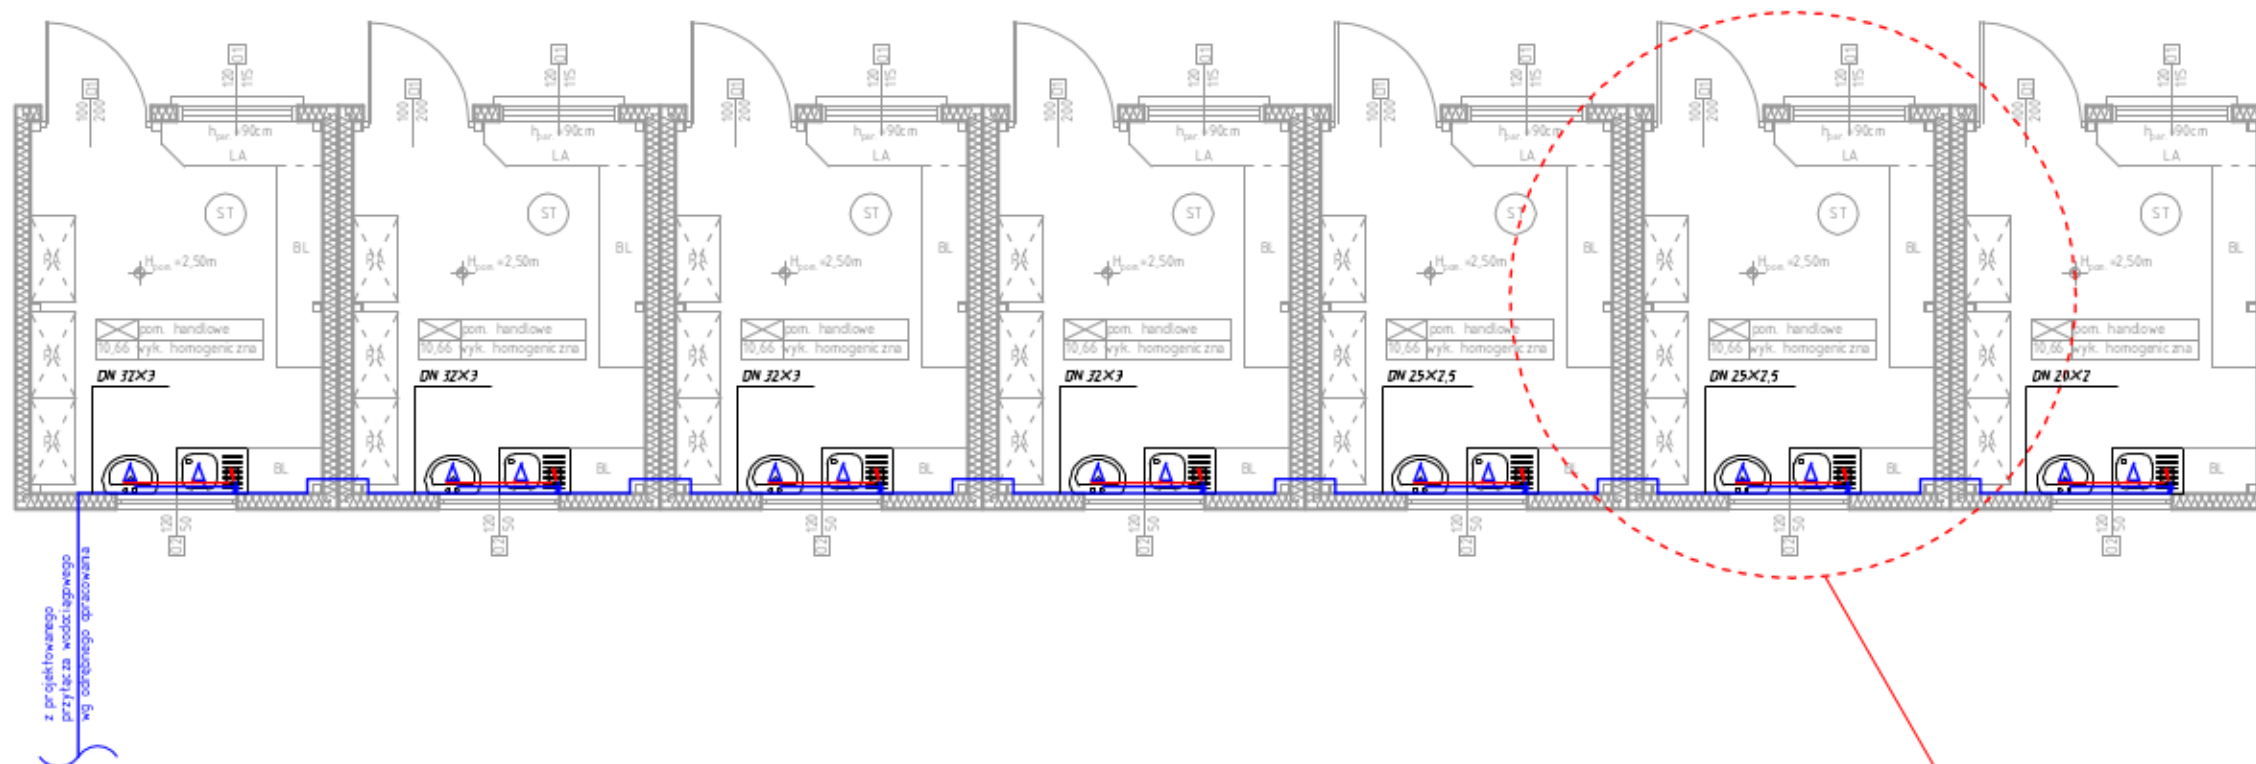

Szczegół A

Legenda:

- ciepła woda użytkowa PE-RT/Al/PE
- woda zimna PE-RT/Al/PE
- elektryczny pojemnościowy, podumwałkowy podgrzewacz wody, V=5l, moc grzałki 1500W, napięcie znamionowe ~230V/50Hz, maksymalny prąd znamionowy 6,5A
- przepływomierz objętościowy, suchobieżny do wody zimnej, gwint zewnętrzny

PROJEKT BUDOWLANY		
Inwestycja	Zagospodarowanie targowiska polegającego na przebudowie targowiska stałego wraz z budową dwóch wiat stalowych, toalety publicznej, wiaty śmieciowej, budynku gospodarczego, pawilonów handlowych oraz infrastruktury towarzyszącej w postaci ciągów pieszo-jedynych, parkingów, instalacji zewnętrznych: wody, elektroenergetycznej i oświetlenia terenu, instalacji wewnętrznych: wody, kanalizacji sanitarnej, elektrycznej i wentylacji mechanicznej	
Lokalizacja	Działka nr ewid. 881/5; 882/4; 512/4; 592 jednostka ewidencyjna 141703_2 Celestynów obręb 0001 Celestynów gmina Celestynów	
Rozdział 7:	PROJEKT INSTALACJI SANITARNYCH WEWNĘTRZNYCH	
Temat rys.	Instalacja wody zimnej i c.w.u. w pawilonach handlowych - rzut przyziemia	Skala 1:75 Nr rys. S-1
Inwestor	 Gmina Celestynów ul. Rygielna 3 05-430 Celestynów	
Projekt	PRB CONSULTING PRACOWNICY ul. Sandomierska 26A 27-400 Ostrowiec Świętokrzyski tel. 0601 695 077, fax 41 242 18 02	
Instalacje sanitarne wewnętrzne		
Opracował:	mgr inż. Agnieszka Marzec	asystent projektanta
Opracował:	mgr inż. Anna Czyżewska	asystent projektanta
Projektował	mgr inż. Monika Polek	PK00191/PO08008
Sprawdził:	mgr inż. Waldemar Polek	PK0021/PO08008