


RZUT PRZYZIEMIA

SKALA 1:50

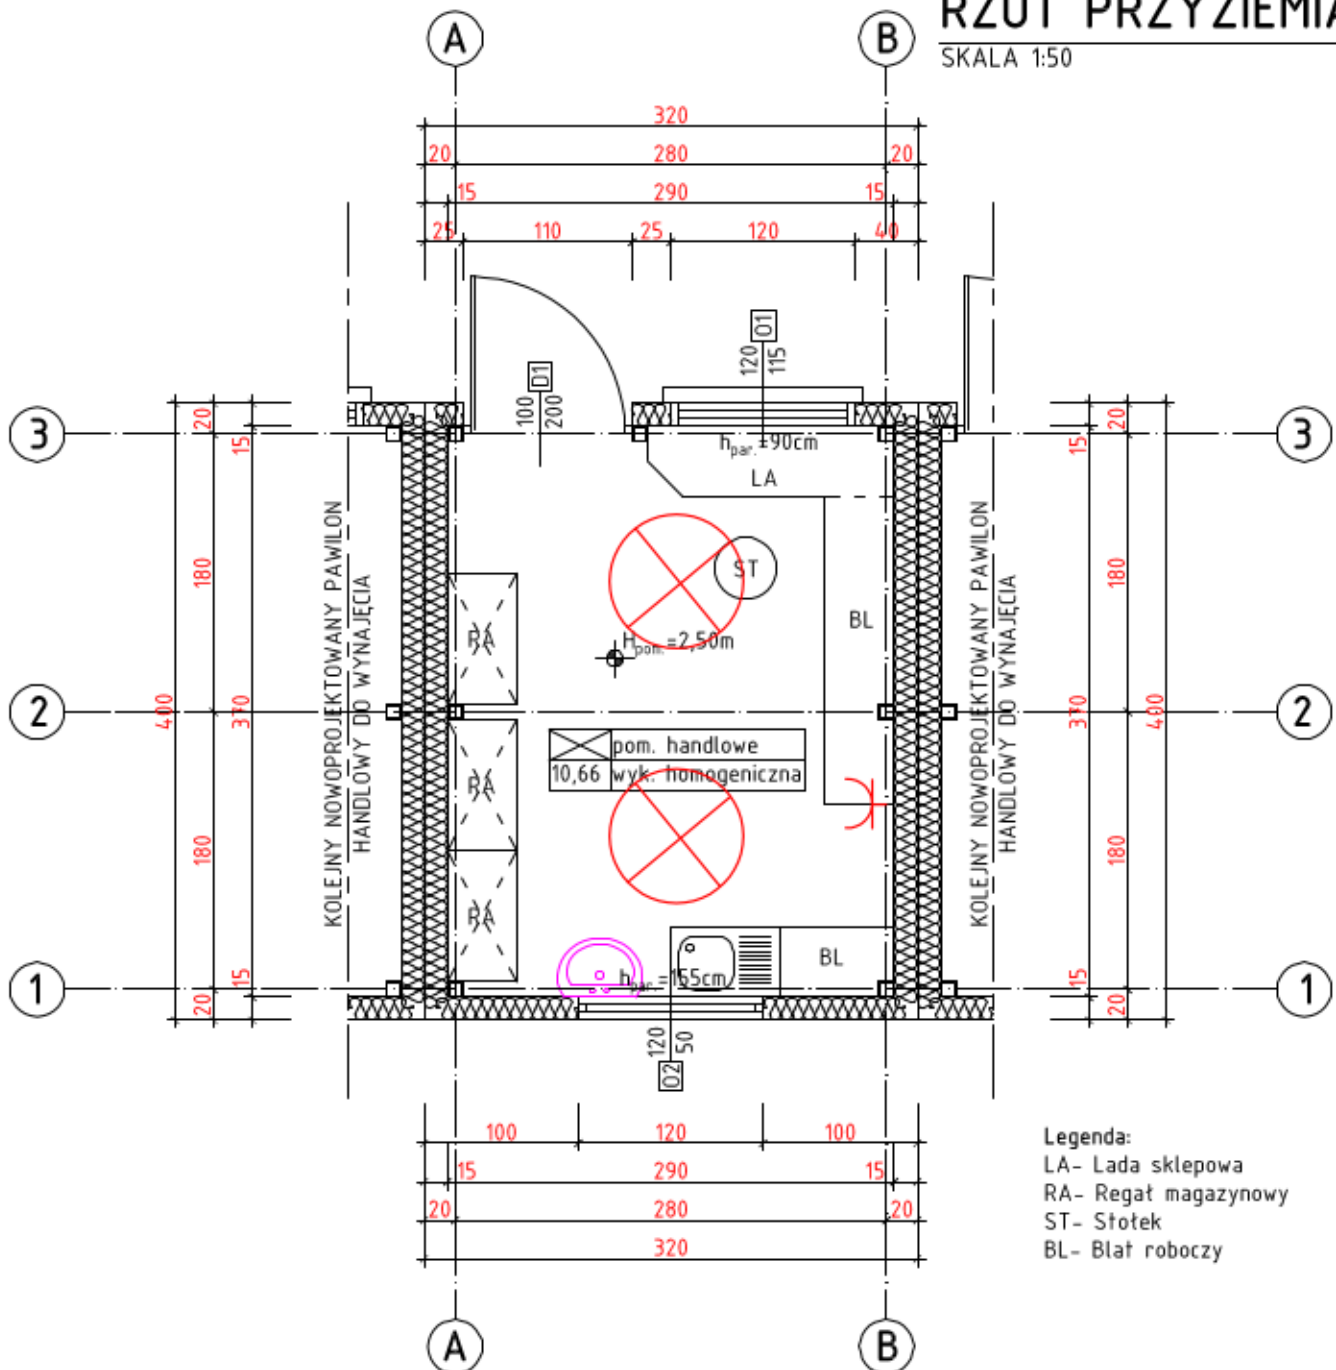

Legenda:

- LA- Lada sklepowa
- RA- Regał magazynowy
- ST- Słotek
- BL- Błat roboczy

PROJEKT BUDOWLANY		
Inwestycja	Zagospodarowanie targowiska polegającego na przebudowie targowiska stałego wraz z budową dwóch wiat stalowych, toalet publicznej, wiaty śmietnikowej, budynku gospodarczego, pawilonów handlowych oraz infrastruktury towarzyszącej w postaci ciągów pieszo-jazdnych, parkingów, instalacji zewnętrznych: wody, elektroenergetycznej i oświetlenia terenu, instalacji wewnętrznych: wody, kanalizacji sanitarnej, elektrycznej i wentylacji mechanicznej	
Lokalizacja	Działka nr ewid. 881/5; 882/4; 512/4; 592 jednostka ewidencyjna 141703_2 Celestynów obręb 0001 Celestynów gmina Celestynów	
Rozdział 8:	PROJEKT INSTALACJI ELEKTRYCZNYCH WEWNĘTRZNYCH	
Temat rys.	INSTALACJE ELEKTRYCZNE - PAWILON HANDLOWY	Skala 1:100 Nr rys. E-2
Inwestor	 Gmina Celestynów ul. Regucka 3 05-430 Celestynów	
Projekt	PRB CONSULTING JAROSŁAW BAĆHOREK ul. Sandomierska 26A 27-400 Ostrowiec Świętokrzyski tel. 0601 695 077, fax 41 242 18 02	
Instalacje elektryczne	nr rys.	podpis
Opracował:		
Projektował:	mgr inż. Marek Kolatorowicz	SWK/0171/POOE/11
Sprawdził:	inż. Zdzisław Wiącek	SWK/0047/POOD/11