


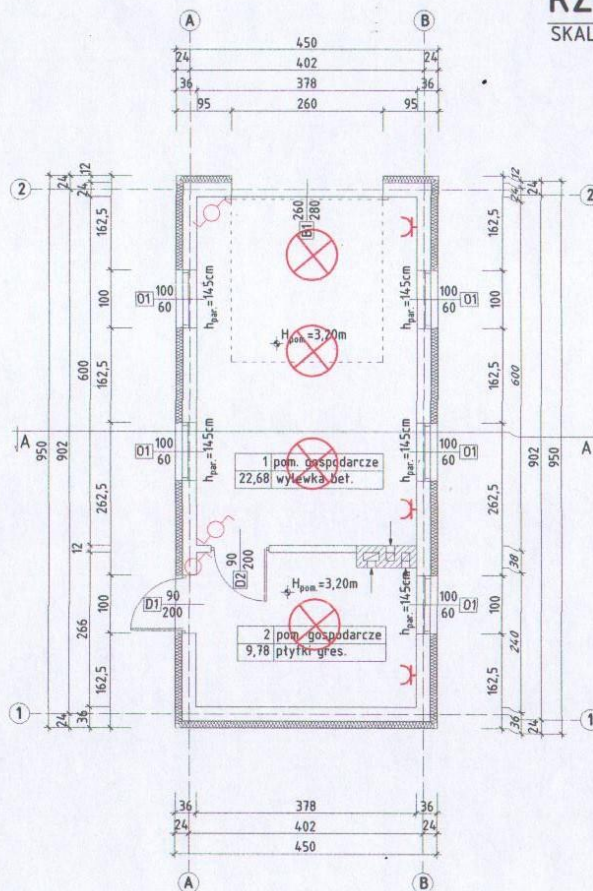

RZUT PARTERU

SKALA 1:100




- wyłącznik jednobiegunowy
- grzałko 1f termiczne z bokiem ochronnym
- oprawa termiczna IP-40
- wyłącznik ochronowy

PROJEKT WYKONAWCZY		
Inwestycja	"ZAGOSPODAROWANIE TERENU TARGOWISKA W CELESTYNOWIE"	
Lokalizacja	Działka nr ewid. 881/5; 882/4; 512/4; 592 jednostka ewidencyjna 141703_2 Celestynów obręb 0001 Celestynów gmina Celestynów	
Rozdział 8:	PROJEKT INSTALACJI ELEKTRYCZNYCH WEWNĘTRZNYCH	
Temat rys.	INSTALACJE ELEKTRYCZNE - BUDYNEK GOSPODARCZY	Skala 1:100 Nr rys. E-1
Inwestor	Gmina Celestynów ul. Regułka 3 05-430 Celestynów	
Projekt	PRB CONSULTING JAROSŁAW BACHOREK ul. Sandomierska 26A 27-400 Ostrowiec Świętokrzyski tel. 0601 695 077, fax 41 242 18 02	
Instalacje elektryczne	nr op.	projekt
Opracował:		
Projektował:	mgr inż. Marek Kolatorowicz	SWK/0171/POOE/11
Sprawdził:		

RZUT PRZYZIEMIA

SKALA 1:50

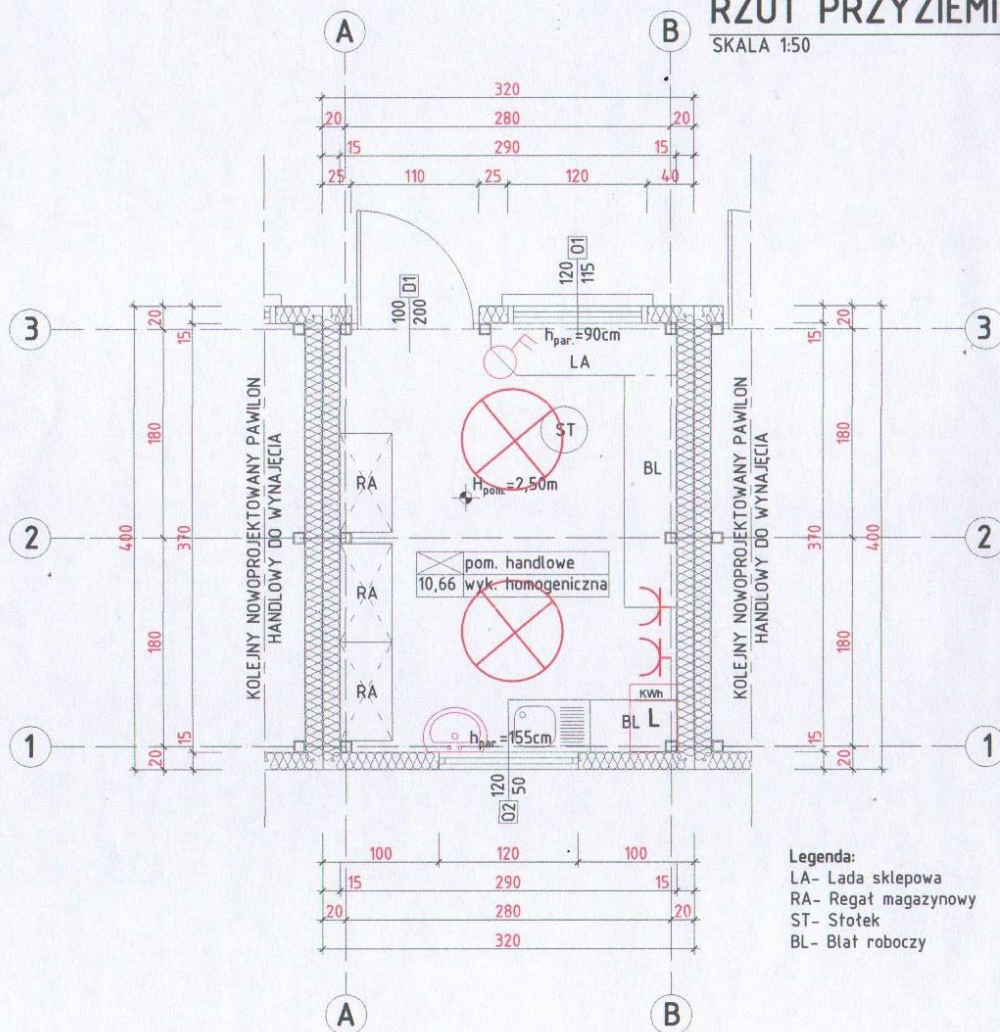


Legenda:

- LA- Lada sklepowa
- RA- Regał magazynowy
- ST- Stół
- BL- Bł. roboczy

- gniazdo 1f hermetyczne z białym ochronnym
- wyłącznik dwubiegunowy
- podlicznik pomiaru energii elektrycznej


PROJEKT WYKONAWCZY		
Inwestycja	"ZAGOSPODAROWANIE TERENU TARGOWISKA W CELESTYNOWIE "	
Lokalizacja	Działka nr ewid. 881/5; 882/4; 512/4; 592 jednostka ewidencyjna 141703_2 Celestynów obręb 0001 Celestynów gmina Celestynów	
Rozdział 8:	PROJEKT INSTALACJI ELEKTRYCZNYCH WEWNĘTRZNYCH	
Temat rys.	INSTALACJE ELEKTRYCZNE - PAWILON HANDLOWY	Skala 1:100 Nr rys. E-2
Inwestor	Gmina Celestynów ul. Regułka 3 05-430 Celestynów	
Projekt	PRB CONSULTING JAROSŁAW BACHOREK ul. Sandomierska 26A 27-400 Ostrowiec Świętokrzyski tel. 0601 695 077, fax 41 242 18 02	
Instalacje elektryczne	nr upr.	podpis
Opracował:		
Projektował:	mgr inż. Marek Kołatorowicz	SWK/0171/POOE/11

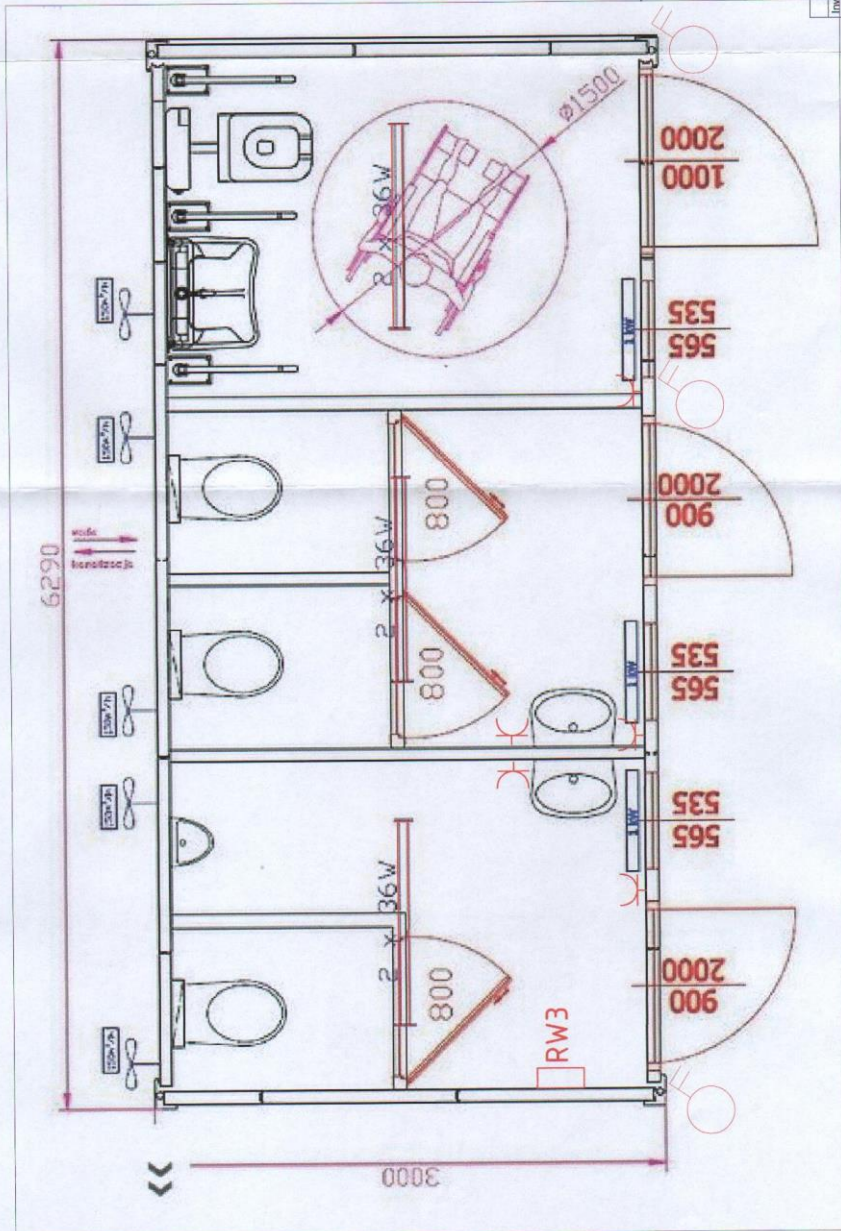

wyłącznik światłociepły (wyłącznikowy)
oprawa świetlowa P-44 2x 36 W
gniazdo 1f podwójne z blokiem
rozdzielacza włącznika




Investycja	PROJEKT BUDOWLANY
Localizacja	"ZAGOSPODAROWANIE TERENU TARGOWISKA W CELESTYNOWIE"
Rodzaj i opis	Działka nr ewd. 881/5; 882/4; 512/4; 592 jednostka ewidencyjna 141703, 2 Celestynów obręb 0001 Celestynów gmina Celestynów PROJEKT INSTALACJI ELEKTRYCZNYCH WENETRZNYCH
Temat rys.	Instalacje elektryczne - KONTENER SANITARNY
Investor	Gmina Celestynów ul. Rynek 3 02-430 Celestynów
Projekt	PRB CONSULTING ul. Świdzińska 39A 27-400 Ostrowiec Świętokrzyski tel. (601) 659 071, fax 41 342 18 02 prb@prbconsulting.pl
Opracował	Instalacje elektryczne
Projektował	mgr inż. Marek Kolaszowicz
Sprawił	SWK0171PODE11

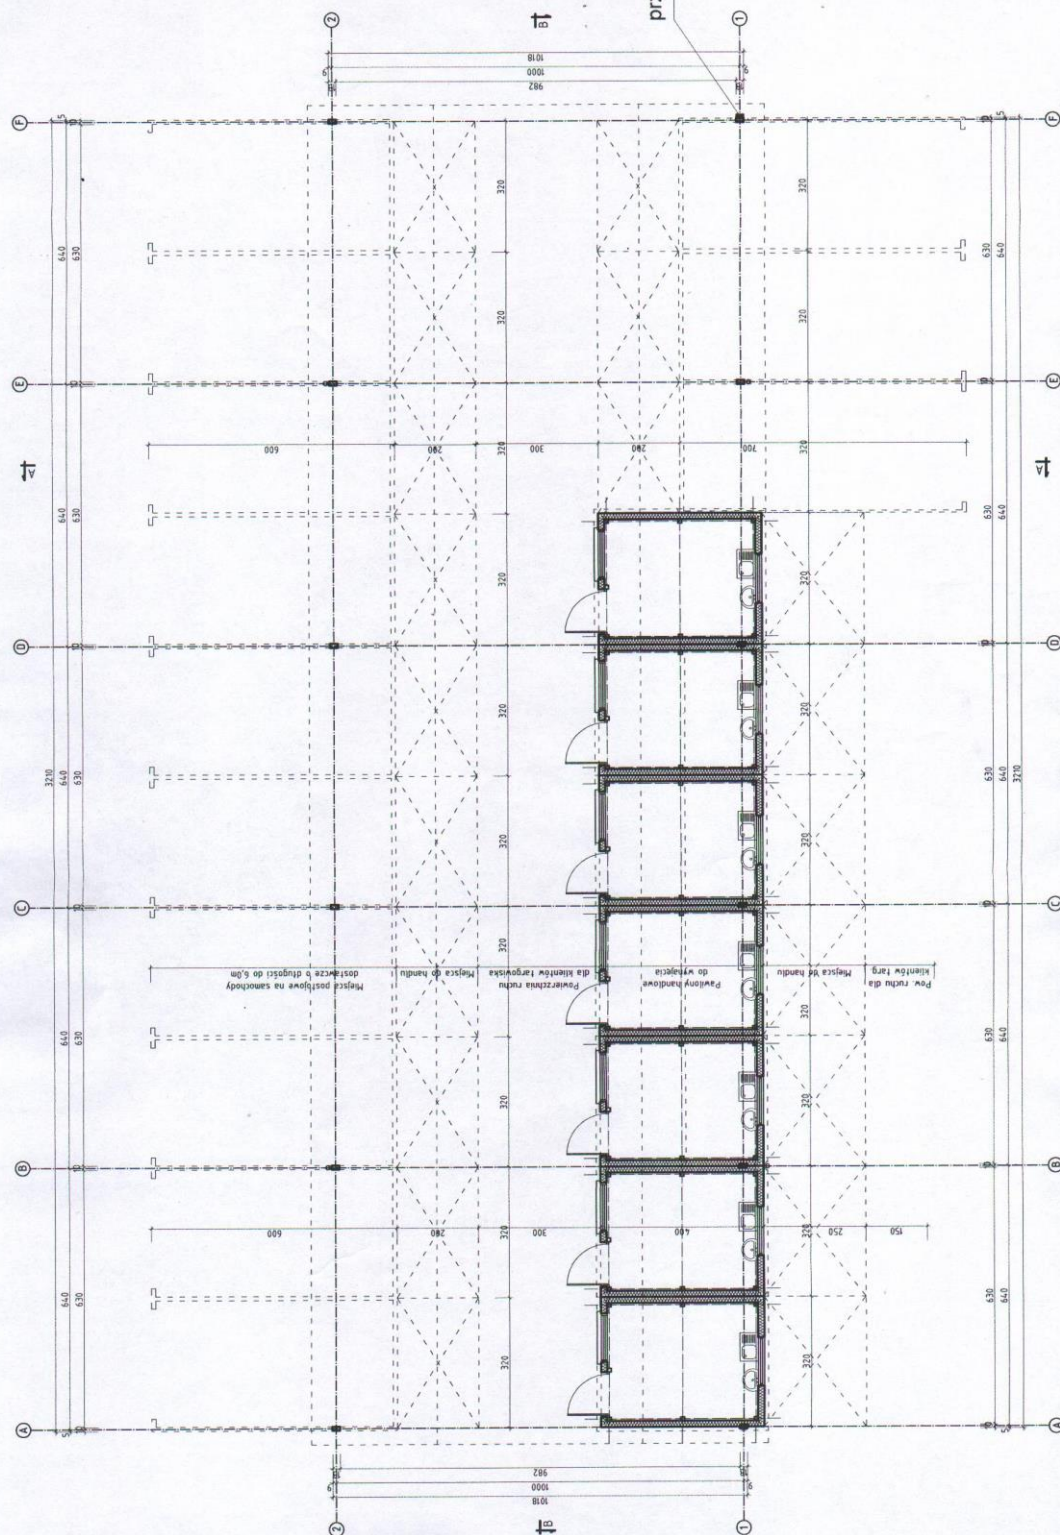

UWAGA: -Wszystki

Investycja	"ZAGŁOBI BIP PPGI ZAD
Lokalizacja	Dz
Zeszyt 5:	PROJ
Temat rys.	
Investor	
Projekt	PRE JACOB
Instalacje elektryczne	
Projektował:	mgr inż.

 


UWAGA: -W


Inwestycja	"ZAG PI BI P G I ZAD	Dz	PROJ		PRE JACZU
Lokalizacja			Zeszyt 5:		
			Temat rys.		
			Investor		
Projekt					
Instalacje elektryczne					
Projektował:					mgr inż.

ROZDZIELNICA

RW1

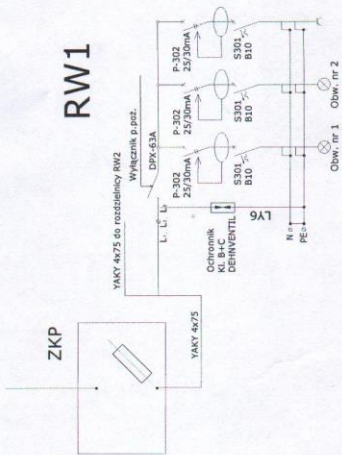

RW2

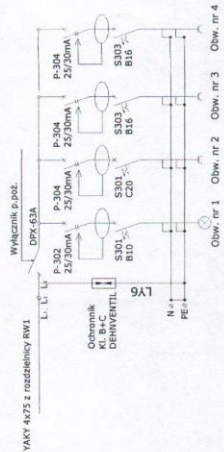

YAKY4x75	YKY3x2,5	YKY3x2,5	YDY3x2,5
Zasilanie z rozdzielni YKP	Zasilanie od rozdzielni YKP	Zasilanie od rozdzielni YKP	Zasilanie od rozdzielni YKP
P _Σ 2,0	1,0	1,0	
P _Δ 1,0	0,5	0,5	
k _Δ 0,5			

YAKY4x50	YKY5x6	YKY3x2,5	YKY5x6	YKY5x6
Zasilanie z rozdzielni RW-1	Oświetlenie biurowe	Zasilanie 7-dm. pawilonów handlowych	Zasilanie budynku gospodarczego	Zasilanie sanitarnego
P _Σ 12,7	1,0	7,7	1,0	3,0
P _Δ 6,5	0,5	4,0	0,5	1,5
k _Δ 0,5				

UWAGA:

W pomieszczeniach przeznaczonych do handlu
należy musią przewodzić zainstalowane w
okresie zimowych grzejników elektrycznych.

Inwestycja	PROJEKT WYKONAWCZY ZAGOSPODAROWANIE TARGOWISKA POLEGAJĄCE NA PRZEBUDOWIE TARGOWISKA STAŁEGO WRAZ Z BUDOWĄ DWÓCH WIAT ŚMIEŹKOWYCH, TOLALETY PUBLICZNEJ, WIATY ŚMIEŹKOWEJ, BUDYNKU GOSPODARCZEGO, BUDYNKU SANITARNEGO PRZEZNACZONYCH DO HANDLU MIEŚMI POD ZADASZENIEM STALOWYM, ZJAZDÓW PUBLICZNYCH ORAZ INFRASTRUKTURY TOWARZYSZĄCEJ
Lokalizacja	Działka nr ewid. 881/5, 882/4, 512/4, 552, jednostka ewidencyjna 141703_2 Celestynów część 0001 Celestynów gmina Celestynów
Zestaw 4:	PROJEKT INSTALACJI ELEKTRYCZNYCH ZEWNĘTRZNYCH
Temat rys.	SCHEMAT ZASILANIA Z ROZDZ. - RW1 I RW2
Investor	Gmina Celestynów ul. Niepodległa 3 05-430 Celestynów
Projekt	PRB CONSULTING ul. Świdowska 3A 05-430 Celestynów tel. 22 661 11 11 fax 22 661 11 12 e-mail: prb@prbconsulting.pl
Instalacje sanitarne	Przebieg: Nerek, Kolanowicz
Projektował:	SWK/D17/PODEJ/12