

OPIS:

1. - Projektowany zjazd publiczny
2. - Istniejący zjazd publiczny
3. - Wiata stalowa nad placem targowym
4. - Nowoprojektowane pawilony handlowe (7szt.)
5. - Pawilony handlowe do handlu detalicznego lub usług nie objęte opracowaniem
6. - Sanitariaty dla handlujących i klientów
7. - Istniejący budynek handlowy przeznaczony do remontu nie objęty opracowaniem
8. - Wiata śmietnikowa
9. - Usytuowanie tablicy z napisem "Mój Rynek" nad wejściem na teren targowiska
10. - Istniejący budynek handlowy przeznaczony do remontu nie objęty opracowaniem
11. - Projektowany garaż na samochód dostawczy

USŁUGI GEODEZYJNE

Bogusław Papis

05-430 Celestynów, ul. Obrońców Pokoju 26

tel. 789-70-44

REGON 011448427, NIP 532-100-07-10

GEODETA

mgr inż. Bogusław Papis

mgr inż. Jacek Koprowicz
upr. GUGIK Nr 5781

MAPA DO CELÓW PROJEKTOWYCH

Województwo: mazowieckie

Powiat: otwocki

Jednostka ewidencyjna: 141703_2 Celestynów

Obręb: 141703_2.0001 Celestynów

Obiekt: dz. ew. nr 881/5 i 882/4

Ulica: Św. Kazimierza

Skala 1 : 500

Układ współrzędnych płaskich: „PUWG 2000/21”

Układ wysokościowy: „Kronsztadt „86”

Mapa numeryczna


Mapa jest aktualna w oznaczonym zakresie na dzień 28.09.2016r.

GK. III.6640.1.3246.2016

W zakresie opracowania:

- kontury użytków gruntowych i klas gleboznawczych są zgodne z danymi ewidencji gruntów,
- nie sprawdzono obciążeń służebnościami gruntowymi.
- UWAGA:** Mapa przeznaczona jest do projektowania:
- obiektów liniowych;
- budynków - z zastrzeżeniem zachowania odległości większej niż 4 m od wniesionych na mapie granic działek.
- położenie punktów granicznych oznaczonych na mapie cyfrą inną niż „1” jest przybliżone i może ulec zmianie w wyniku odrębnych opracowań.

- w1 zewnętrzna instalacja wodociągowa
- projektowane przyłącze wodociągowe wg odrębnego opracowania
- Sw projektowana studnia wodomierzowa wg odrębnego opracowania
- HP istniejący hydrant nadziemny wg. załącznika graficznego do warunków przyłącza wody
- ks projektowane przyłącze kanalizacji sanitarnej wg odrębnego opracowania
- kd projektowane przyłącze kanalizacji deszczowej wg odrębnego opracowania
- planowana przebudowa sieci wodociągowej, objęta odrębnym postępowaniem administracyjnym
- oprawa oświetleniowa wiaty
- trasy linii kablowej
- rozdzielnice elektryczne

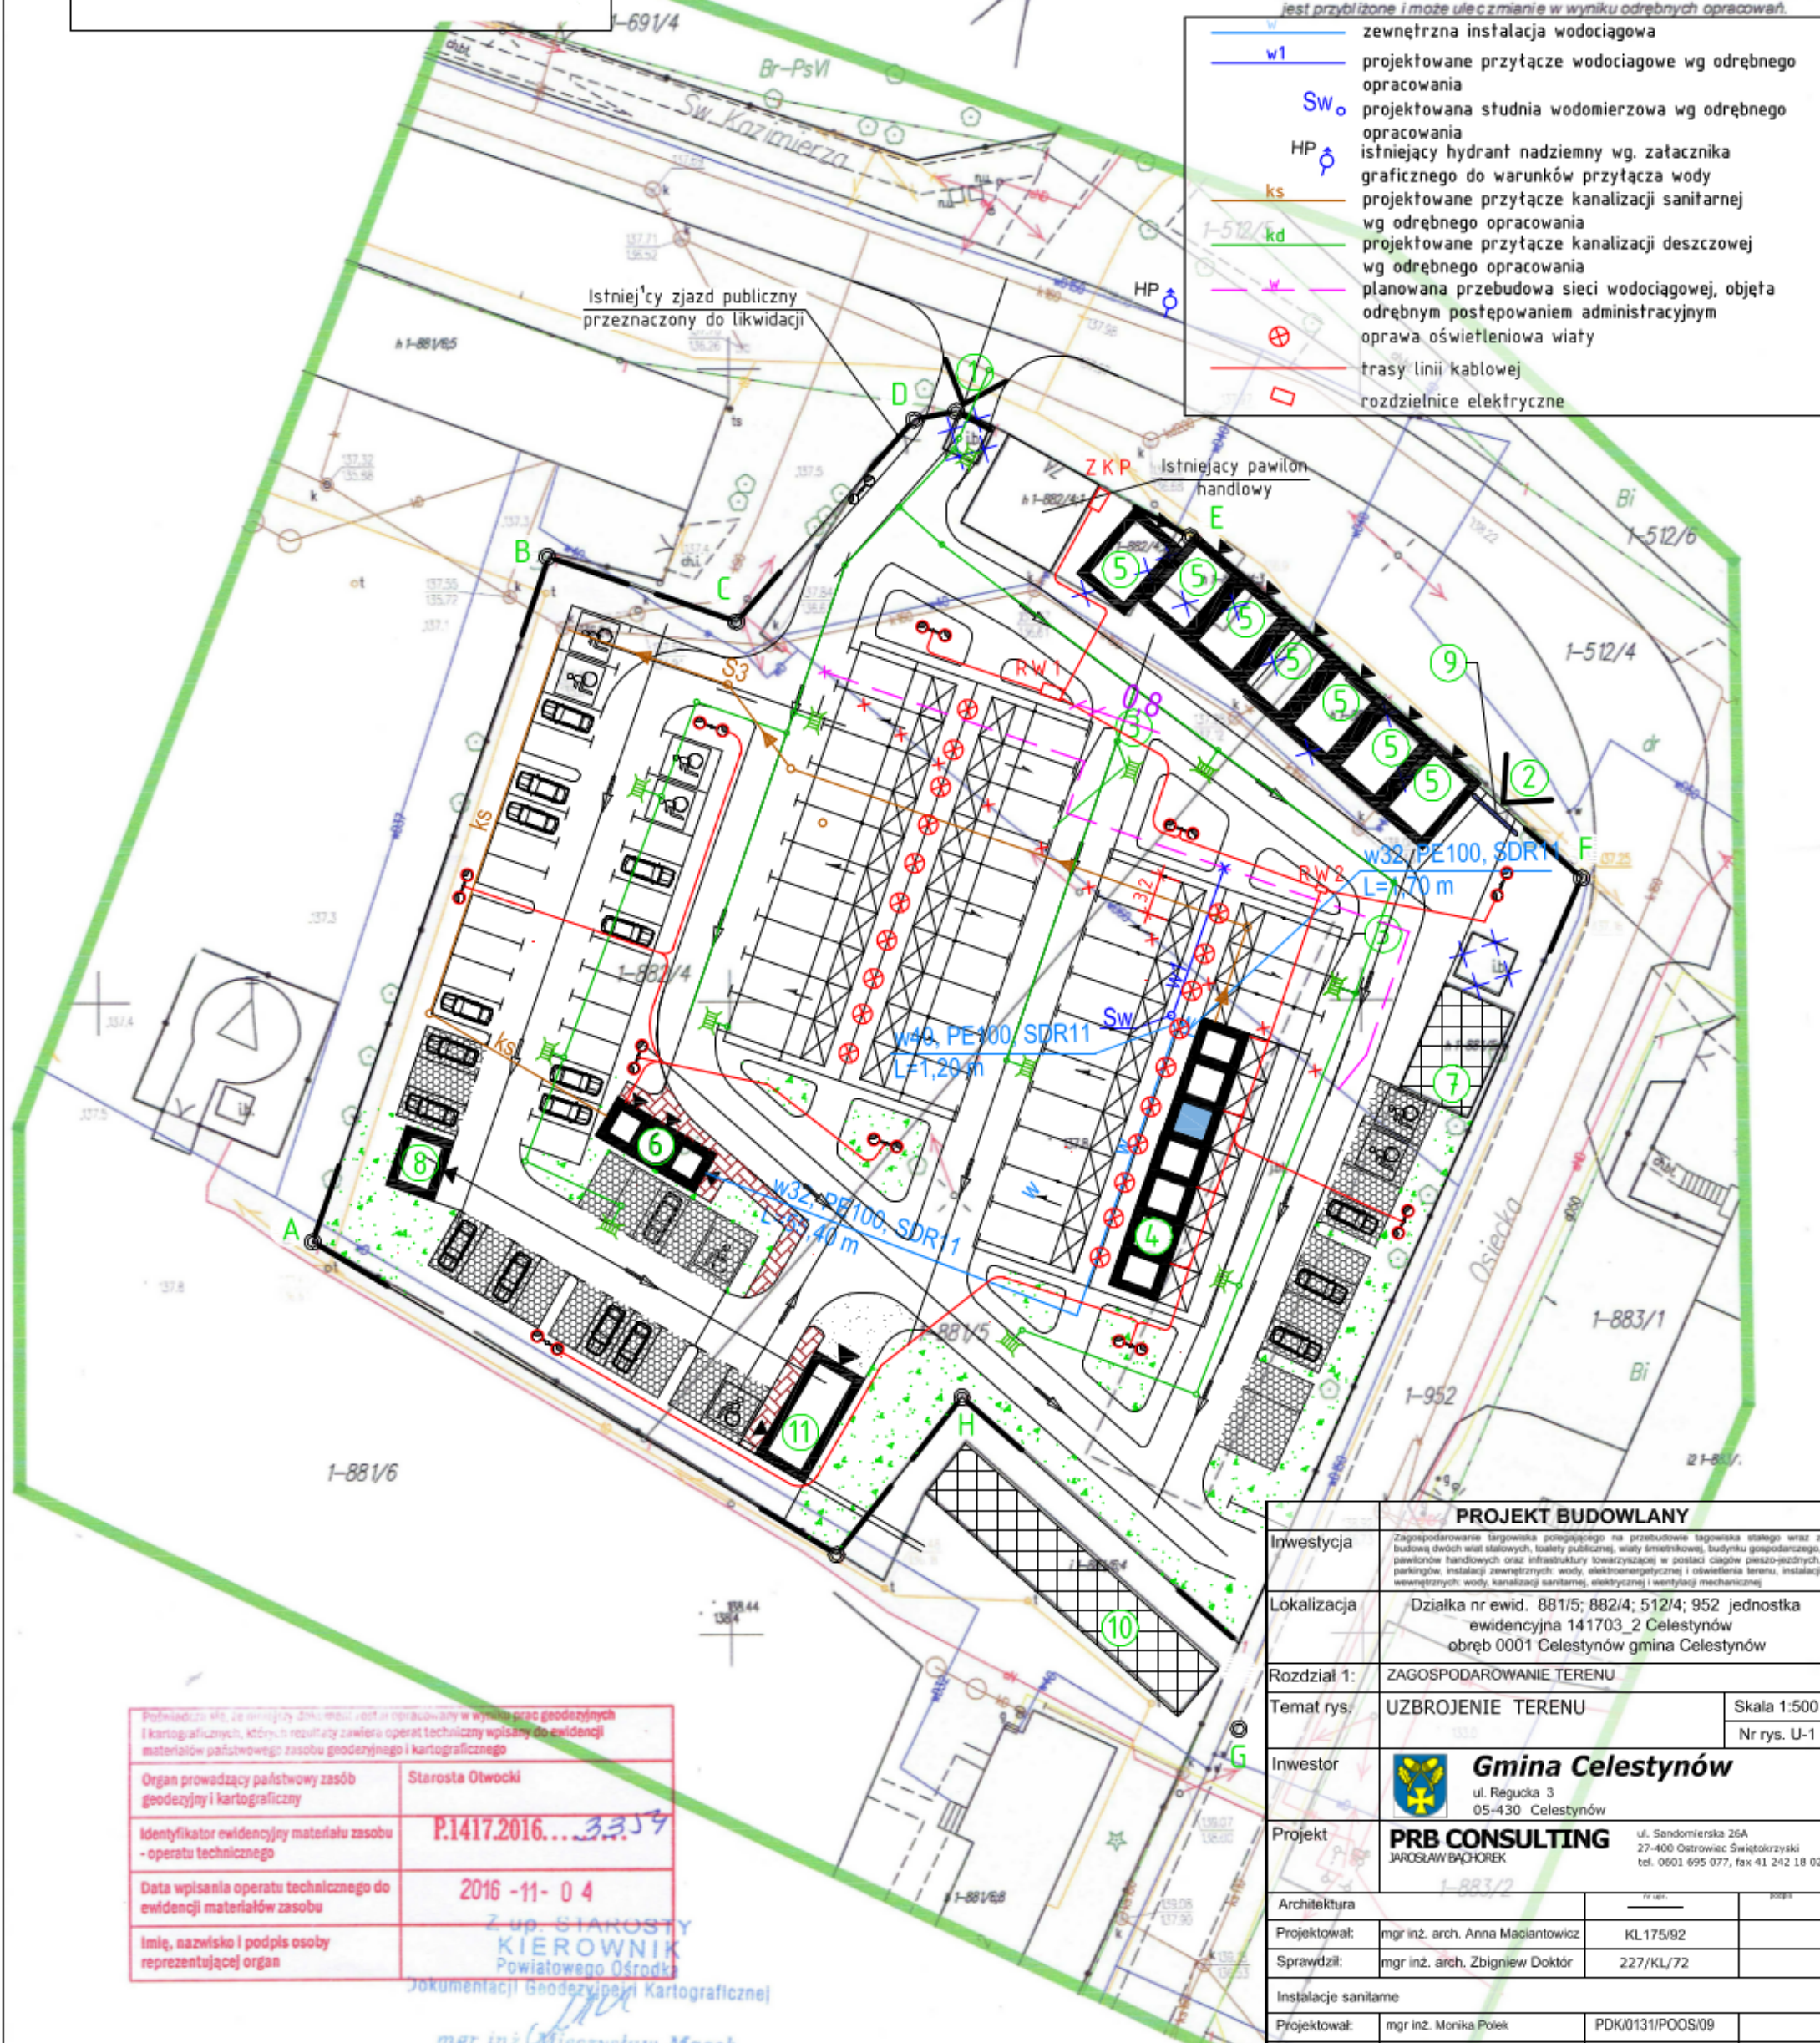

Podpisano, że niniejszy dokument jest opracowany w wyniku prac geodezyjnych i kartograficznych, których rezultaty zawiera operat techniczny wpisany do ewidencji materiałów państwowego zasobu geodezyjnego i kartograficznego	
Organ prowadzący państwowy zasób geodezyjny i kartograficzny	Starosta Otwocki
Identyfikator ewidencyjny materiału zasobu - operatu technicznego	P.1417.2016... 3.3.3.3
Data wpisania operatu technicznego do ewidencji materiałów zasobu	2016 -11- 0 4
Imię, nazwisko i podpis osoby reprezentującej organ	Z up. STAROSTY KIEROWNIK Powiatowego Ośrodka Dokumentacji Geodezyjnej i Kartograficznej mgr inż. Mirosław Mazek

Punkty graniczne wyróżnione liczbą inną niż '1' nie spełniają wymagań rozporządzenia w sprawie EGIG lub obowiązujących standardów technicznych.

PROJEKT BUDOWLANY

Investycja	Zagospodarowanie targowiska polegające na przebudowie targowiska stałego wraz z budową dwóch wiat stalowych, łazienki publicznej, wiaty śmietnikowej, budynku gospodarczego, pawilonów handlowych oraz infrastruktury towarzyszącej w postaci ciągów pieszo-jedynych, parkingów, instalacji zewnętrznych: wody, elektroenergetycznej i oświetlenia terenu, instalacji wewnętrznych: wody, kanalizacji sanitarnej, elektrycznej i wentylacji mechanicznej		
Lokalizacja	Działka nr ewid. 881/5; 882/4; 512/4; 952 jednostka ewidencyjna 141703_2 Celestynów obręb 0001 Celestynów gmina Celestynów		
Rozdział 1:	ZAGOSPODAROWANIE TERENU		
Temat rys.	UZBROJENIE TERENU		Skala 1:500
			Nr rys. U-1
Investor	 Gmina Celestynów ul. Regułka 3 05-430 Celestynów		
Projekt	PRB CONSULTING JAROSŁAW BACHOREK ul. Sandomierska 26A 27-400 Ostrowiec Świętokrzyski tel. 0601 695 077, fax 41 242 18 02		
Architektura			
Projektował:	mgr inż. arch. Anna Maciantowicz	KL175/92	
Sprawił:	mgr inż. arch. Zbigniew Doktor	227/KL/72	
Instalacje sanitarne			
Projektował:	mgr inż. Monika Polek	POD/0131/POOS/09	
Sprawił:	mgr inż. Waldemar Polek	POD/0021/POOS/08	
Instalacje elektryczne			
Projektował:	mgr inż. Marek Kołatorowicz	SWK/0171/POOE/11	
Sprawił:	inż. Zdzisław Wlajek	KL-14/99	