


POZIOM PORÓWNAWCZY	125.00 m n.p.m.		
RZĘDNA TERENU ISTN.		studnia wodomierzowa	
RZĘDNA OSI RUROCIĄGU		trójnik redukcyjny	
NAZIOM			
ZAGŁĘBIENIE DNA RUROCIĄGU			
SPADKI, DŁUGOŚCI		4‰	
ŚREDNICA, MATERIAŁ	Dn40 L=1.20m		
ODLEGŁOŚCI			
HEKTOMETRY		S2 S3	

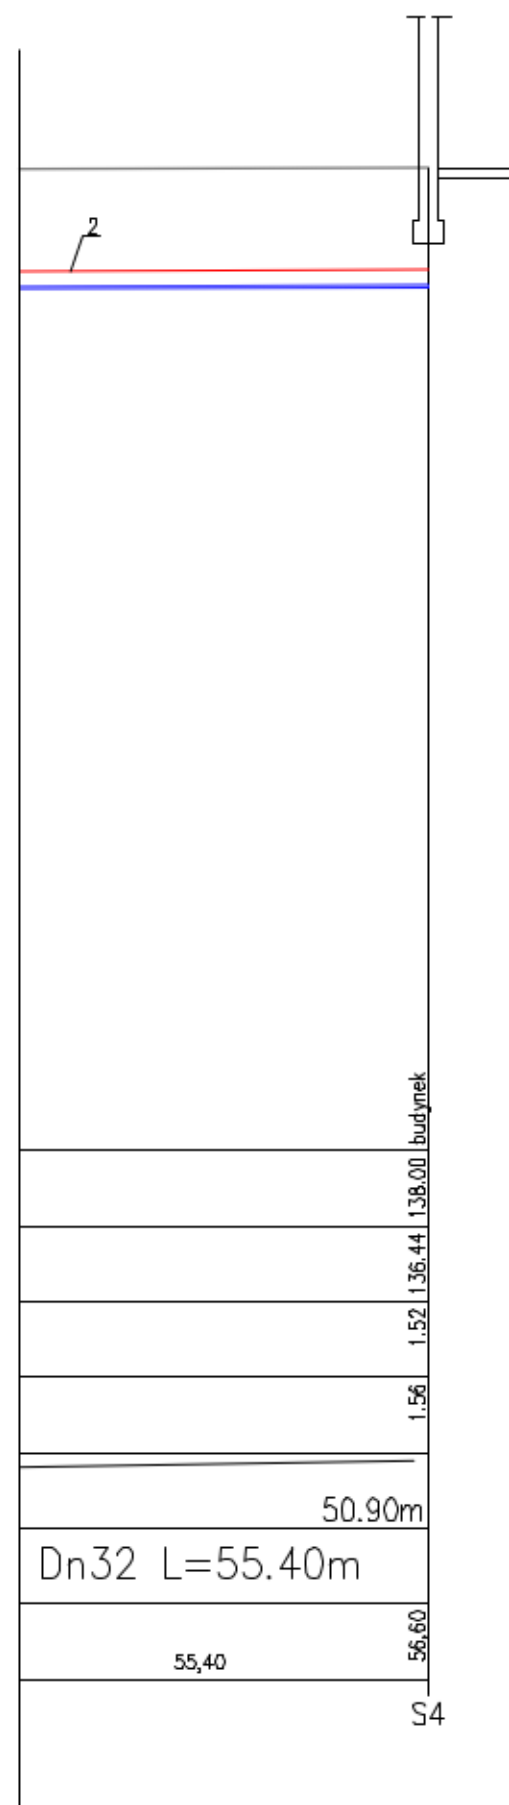

LEGENDA

1. Studnia wodomierzowa
2. Taśma ostrzegawcza z napisem "wodociąg"

PROJEKT BUDOWLANY			
Inwestycja	Zagospodarowanie targowiska polegającego na przebudowie targowiska stałego wraz z budową dwóch wiat stałowych, toalety publicznej, wiaty śmieciowej, budynku gospodarczego, pawilonów handlowych oraz infrastruktury towarzyszącej w postaci ciągów pieszo-jedynych, parkingów, instalacji zewnętrznych: wody, elektroenergetycznej i oświetlenia terenu, instalacji wewnętrznych: wody, kanalizacji sanitarnej, elektrycznej i wentylacji mechanicznej		
Lokalizacja	Działka nr ewid. 881/5; 882/4; 512/4; 592 jednostka ewidencyjna 141703_2 Celestynów obręb 0001 Celestynów gmina Celestynów		
Rozdział 2:	PROJEKT INSTALACJI SANITARNYCH ZEWNĘTRZNYCH		
Temat rys.	Profil zewnętrznej instalacji wodociągowej do sanitariatów	Skala 1:100/1i	Nr rys. S-3
Inwestor	 Gmina Celestynów ul. Rogucka 3 05-430 Celestynów		
Projekt	 PRB CONSULTING JARCEWIAŃSKI ul. Sandomierska 26A 27-400 Ostrowiec Świętokrzyski tel. 0601 695 077, fax 41 242 18 01		
Instalacje sanitarne zewnętrzne		nr upr.	podpis
Opracował:	mgr inż. Agnieszka Marzec	asystent projektanta	
Opracował:	mgr inż. Anna Czyżwska	asystent projektanta	
Projektował:	mgr inż. Monika Polek	PDK/0131/POOS/09	
Sprawdził:	mgr inż. Waldemar Polek	PDK/0021/POOS/08	