


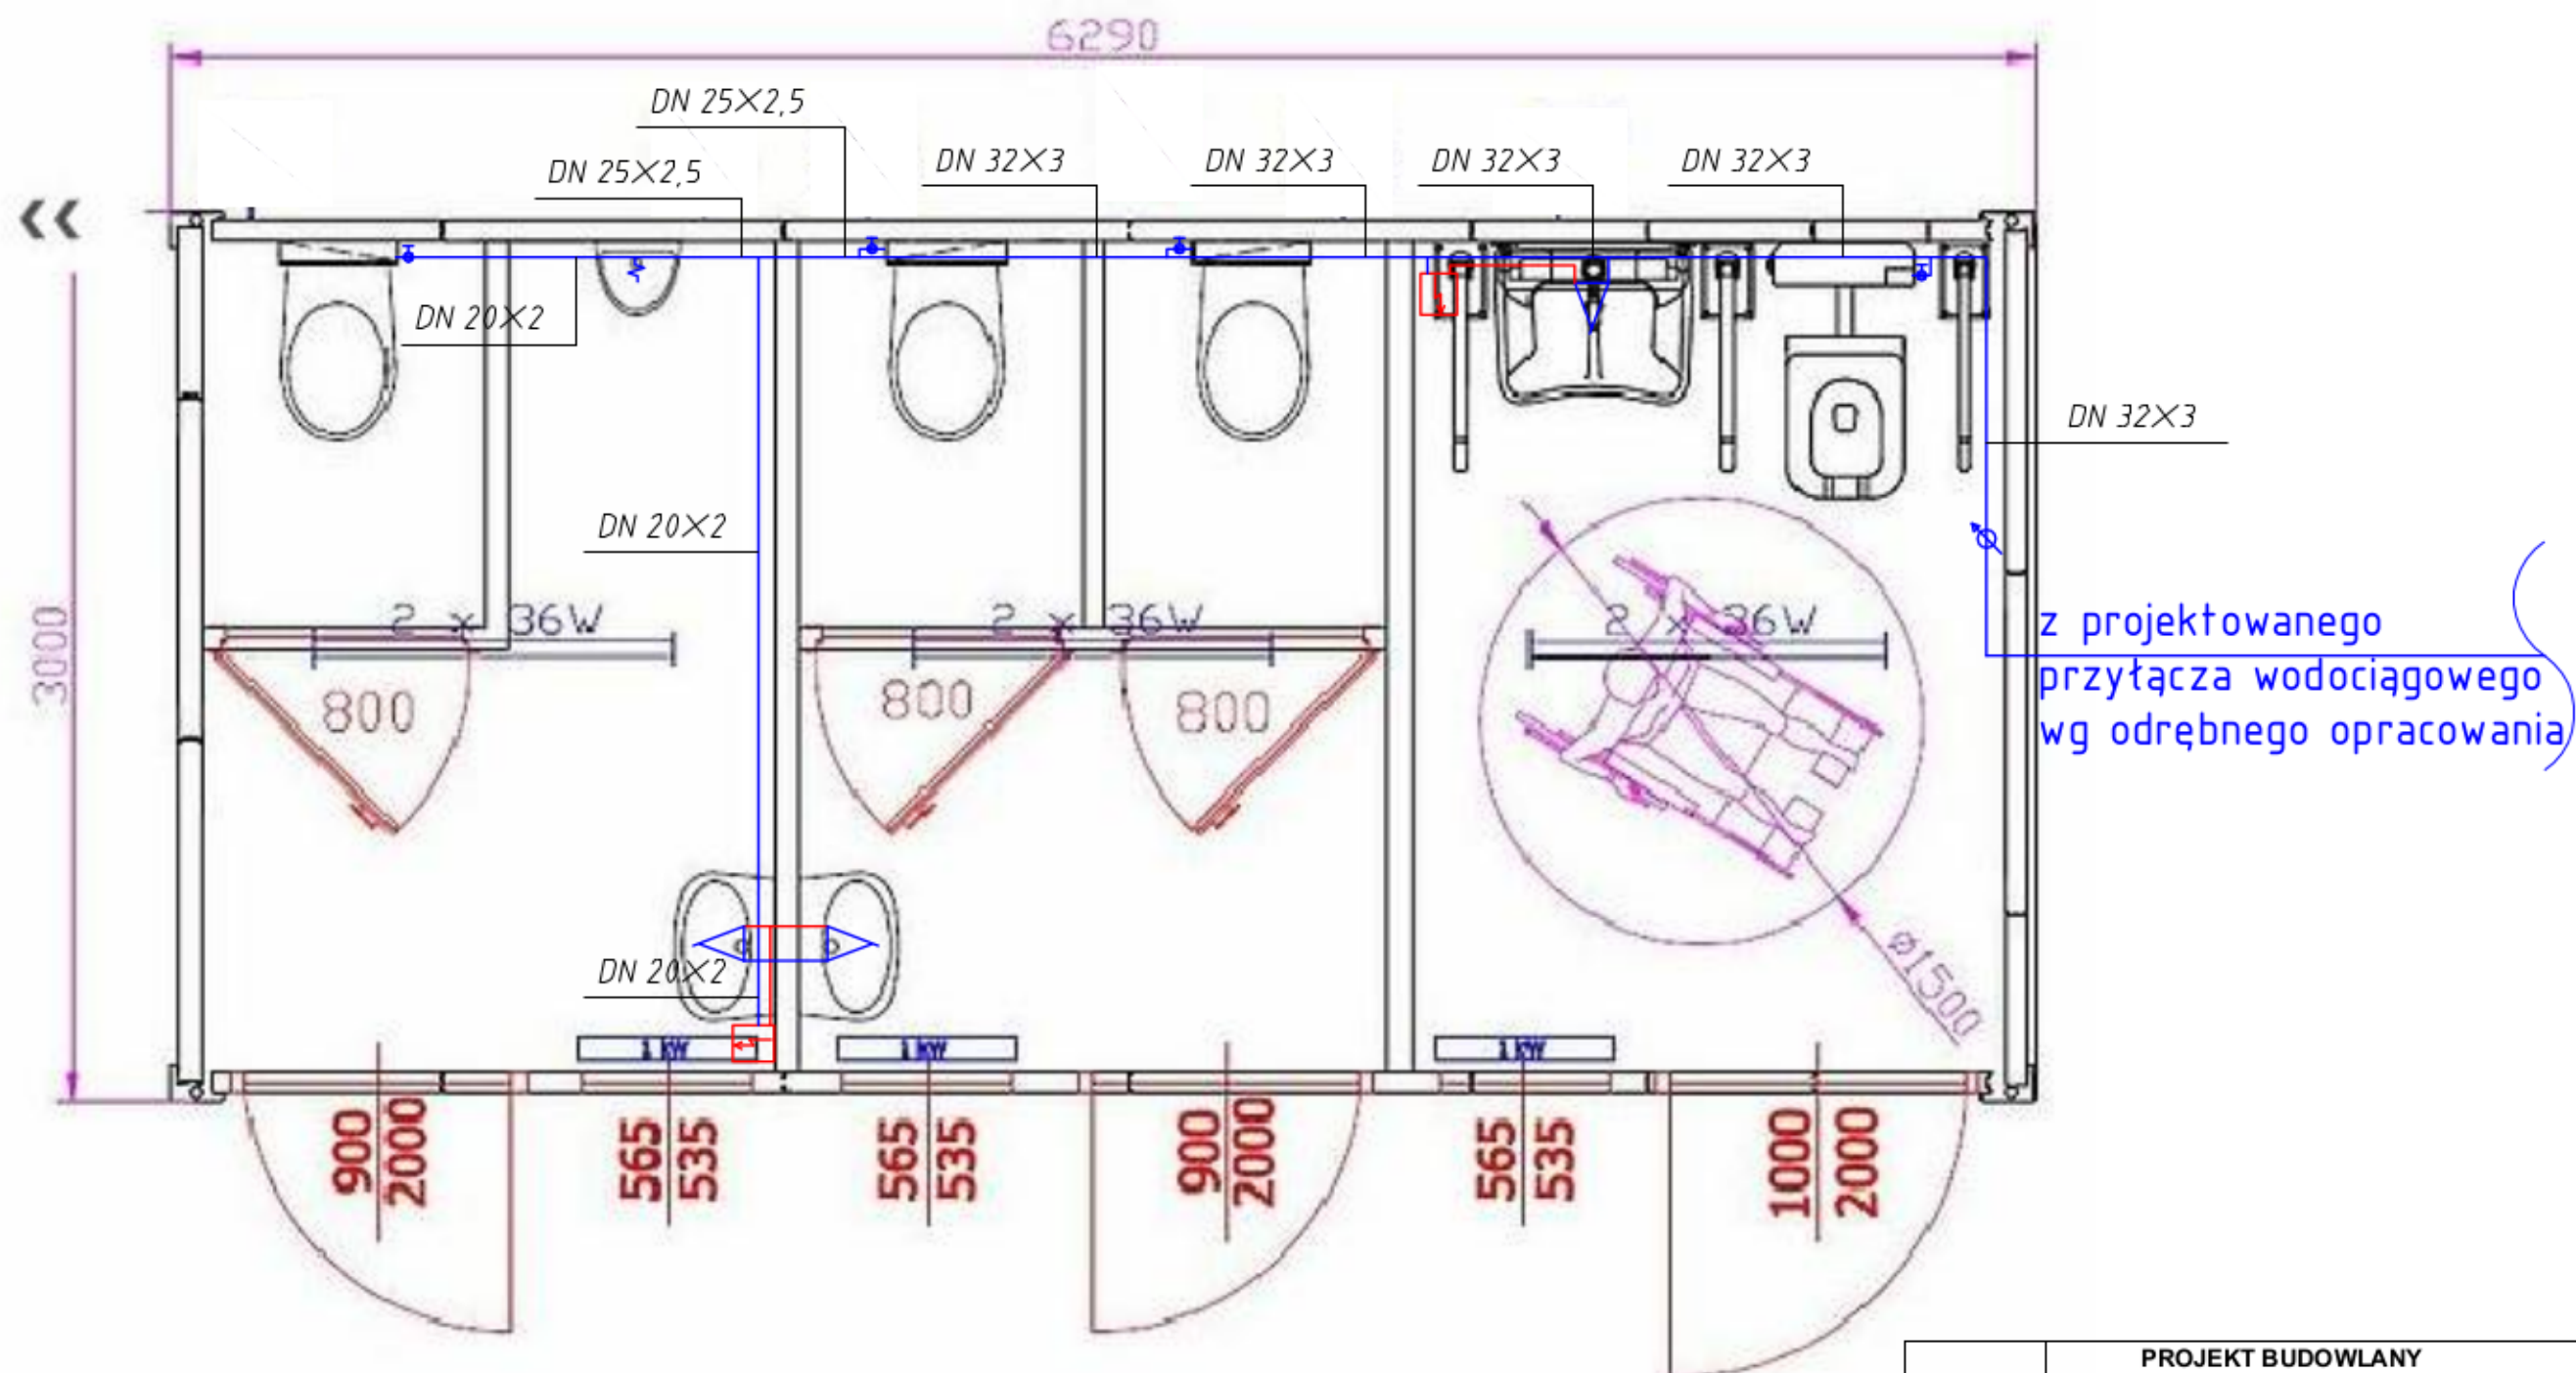

Legenda:

- ciepła woda użytkowa PE-RT/Al/PE
- woda zimna PE-RT/Al/PE
- elektryczny pojemnościowy, podumwałkowy podgrzewacz wody, V=5l, moc grzałki 1500W, napięcie znamionowe ~230V/50Hz, maksymalny prąd znamionowy 6,5A
- przepływomierz objętościowy, suchobieżny do wody zimnej, gwint zewnętrzny

PROJEKT BUDOWLANY			
Inwestycja	Zagospodarowanie targowiska polegającego na przebudowie targowiska stałego wraz z budową dwóch wiat stalowych, toalety publicznej, wiaty śmietnikowej, budynku gospodarczego, pawilonów handlowych oraz infrastruktury towarzyszącej w postaci ciągów pieszo-jazdnych, parkingów, instalacji zewnętrznych: wody, elektroenergetycznej i oświetlenia terenu, instalacji wewnętrznych: wody, kanalizacji sanitarnej, elektrycznej i wentylacji mechanicznej		
Lokalizacja	Działka nr ewid. 881/5; 882/4; 512/4; 592 jednostka ewidencyjna 141703_2 Celestynów obręb 0001 Celestynów gmina Celestynów		
Rozdział 7:	PROJEKT INSTALACJI SANITARNYCH WEWNĘTRZNYCH		
Temat rys.	Instalacja wody zimnej i c.w.u. w sanitariatach - rzut przyziemia	Skala 1:25	Nr rys. S-4
Inwestor	 Gmina Celestynów ul. Rynek 3 05-430 Celestynów		
Projekt	PRB CONSULTING JAROSŁAW BACHOREK		ul. Sandomierska 26A 27-400 Ostrowiec Świętokrzyski tel. 0601 695 077, fax 41 242 18 02
Instalacje sanitarne wewnętrzne		nr rys.	projekt
Opracował:	mgr inż. Agnieszka Marzec	asystent projektanta	
Opracował:	mgr inż. Anna Czyżwska	asystent projektanta	
Projektował:	mgr inż. Monika Polek	PDK0191/PO08/08	
Sprawił:	mgr inż. Weidemar Polek	PDK0021/PO08/08	