


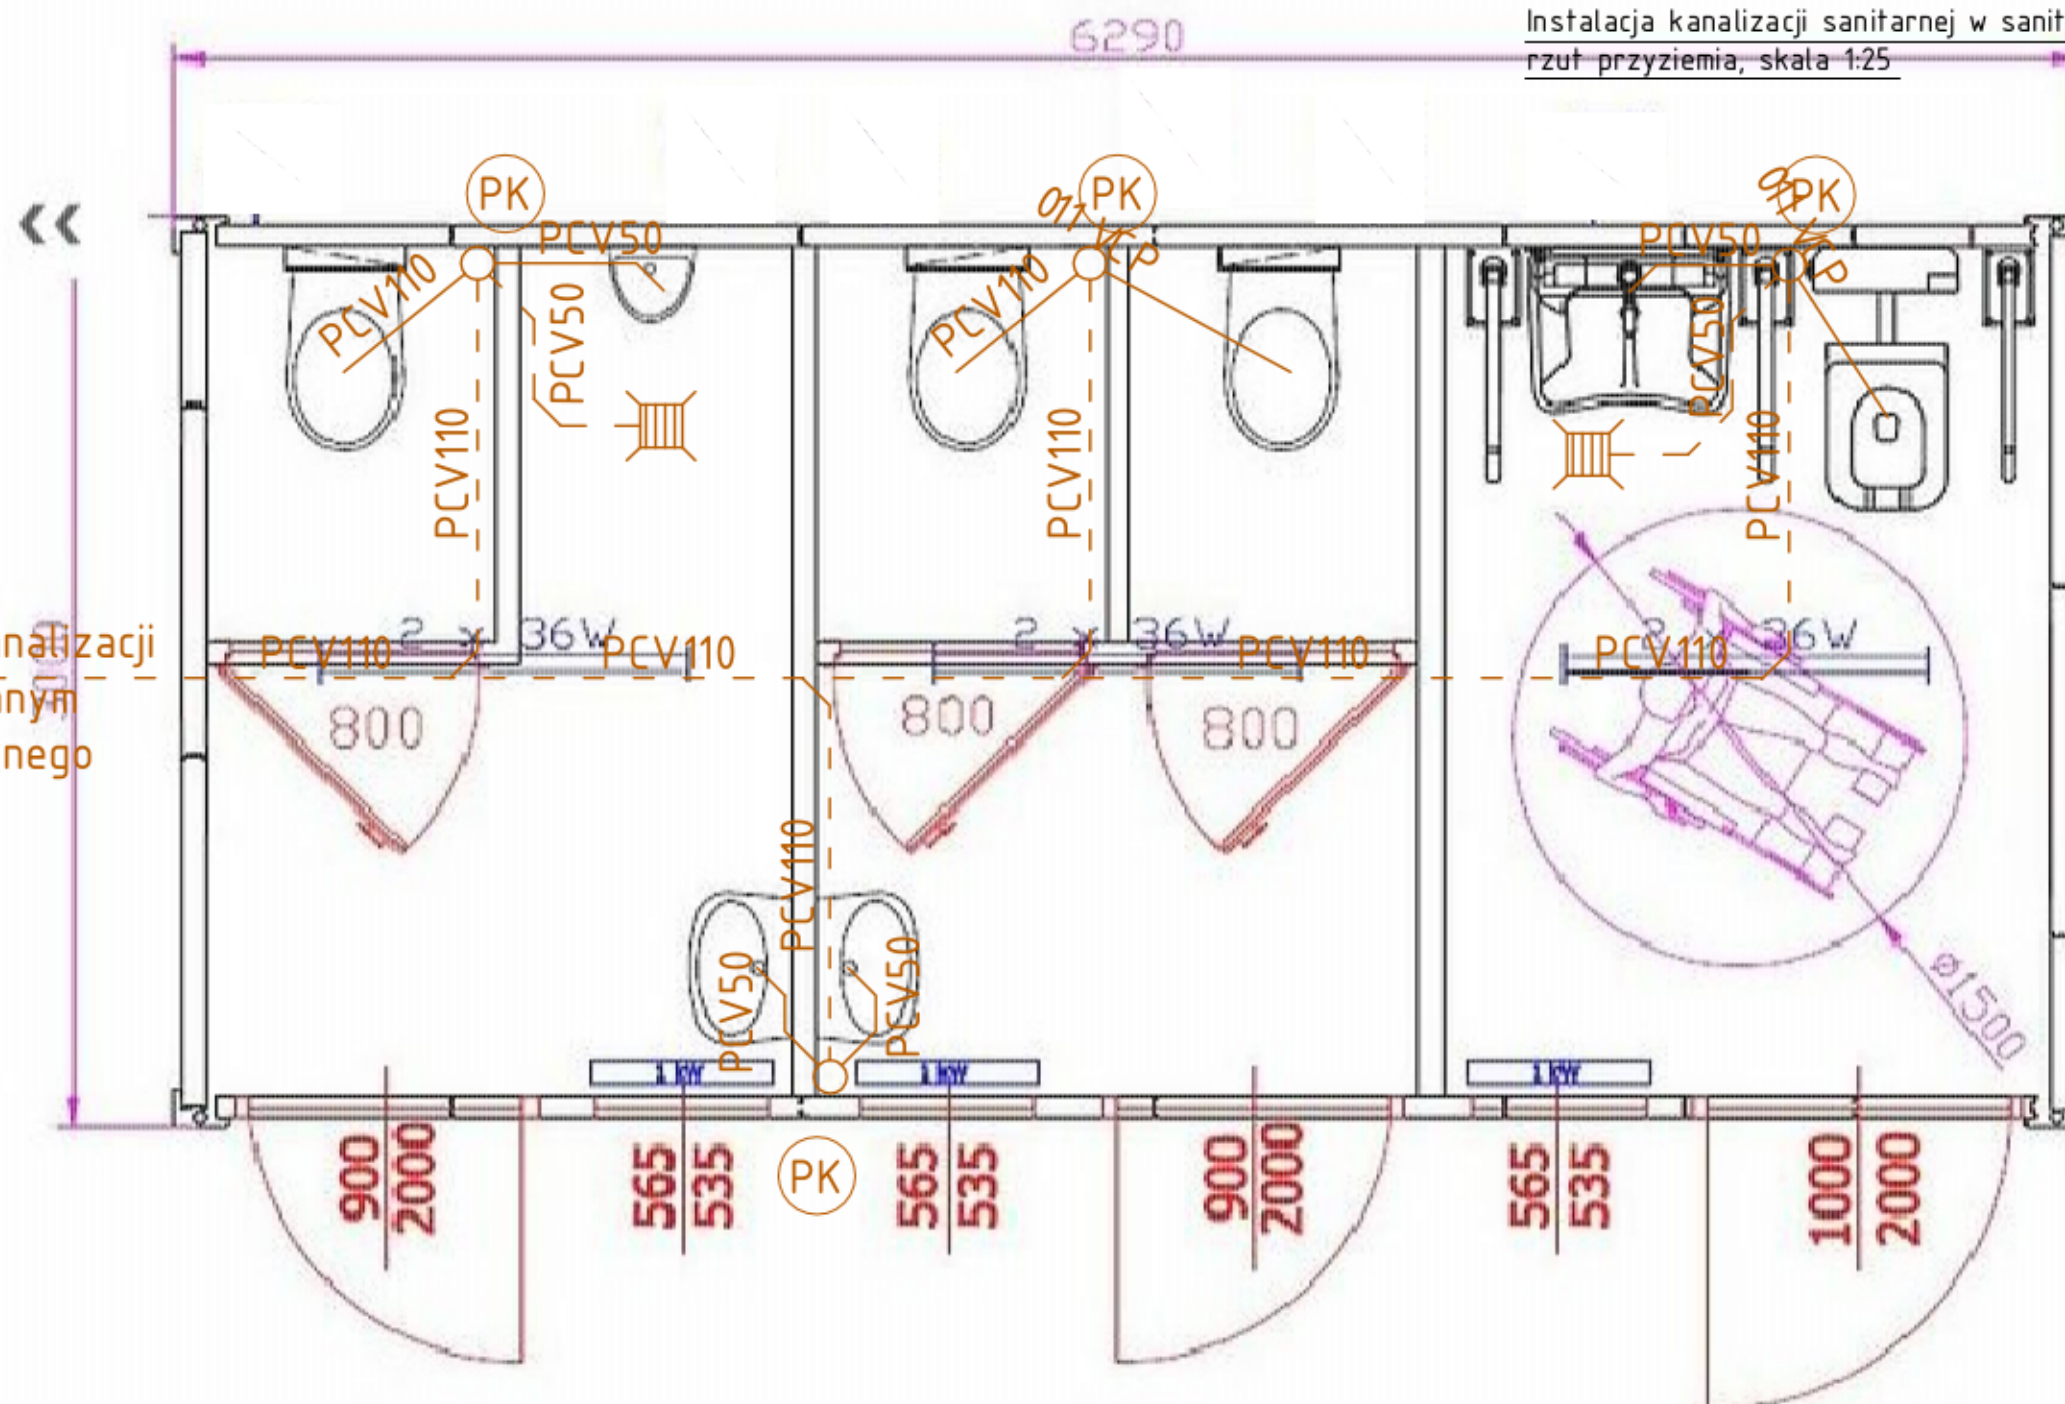

do istniejącej sieci kanalizacji
sanitarnej projektowanym
przyłączem wg odrębnego
opracowania

Legenda:

- kanalizacja sanitarna z rur PCV-U łaczonych kielichowo, prowadzić po ścianach PCV 50
- - - kanalizacja sanitarna z rur PCV-U łaczonych kielichowo, prowadzić w warstwach posadzki PCV110
- ⊙ PK pion kanalizacyjny, zakończony wywiewką wyprowadzoną ponad dach

PROJEKT BUDOWLANY

Inwestycja	Zagospodarowanie targowiska polegającego na przebudowie targowiska stałego wraz z budową dwóch wiat stalowych, toalet publicznych, wiaty smetnikowej, budynku gospodarczego, pawilonów handlowych oraz infrastruktury towarzyszącej w postaci ciągów pieszo-jazdnych, parkingów, instalacji zewnętrznych: wody, elektroenergetycznej i oświetlenia terenu, instalacji wewnętrznych: wody, kanalizacji sanitarnej, elektrycznej i wentylacji mechanicznej		
Lokalizacja	Działka nr ewid. 881/5; 882/4; 512/4; 592 jednostka ewidencyjna 141703_2 Celestynów obręb 0001 Celestynów gmina Celestynów		
Rozdział 7:	PROJEKT INSTALACJI SANITARNYCH WEWNĘTRZNYCH		
Temat rys.	Instalacja wody zimnej i c.w.u w sanitariatach rzut przyziemia	Skala 1:25	Nr rys. S-8
Inwestor	 Gmina Celestynów ul. Ryńska 3 05-430 Celestynów		
Projekt	PRB CONSULTING JAROSŁAW BĄCZOREK ul. Sandomierska 26A 27-400 Ostrowiec Świętokrzyski tel. 0601 695 077, fax 41 242 18 02		
Instalacje sanitarne wewnętrzne			
Opracował:	mgr inż. Agnieszka Marzec	asystent projektanta	
Opracował:	mgr inż. Anna Czyżwska	asystent projektanta	
Projektował:	mgr inż. Monika Polek	PDK0191/PO08/08	
Sprawdził:	mgr inż. Weidemar Polek	PDK0021/PO08/08	