


Instalacja wentylacji grawitacyjnej w pawilonach handlowych - rzut przyziemia, skala 1:75

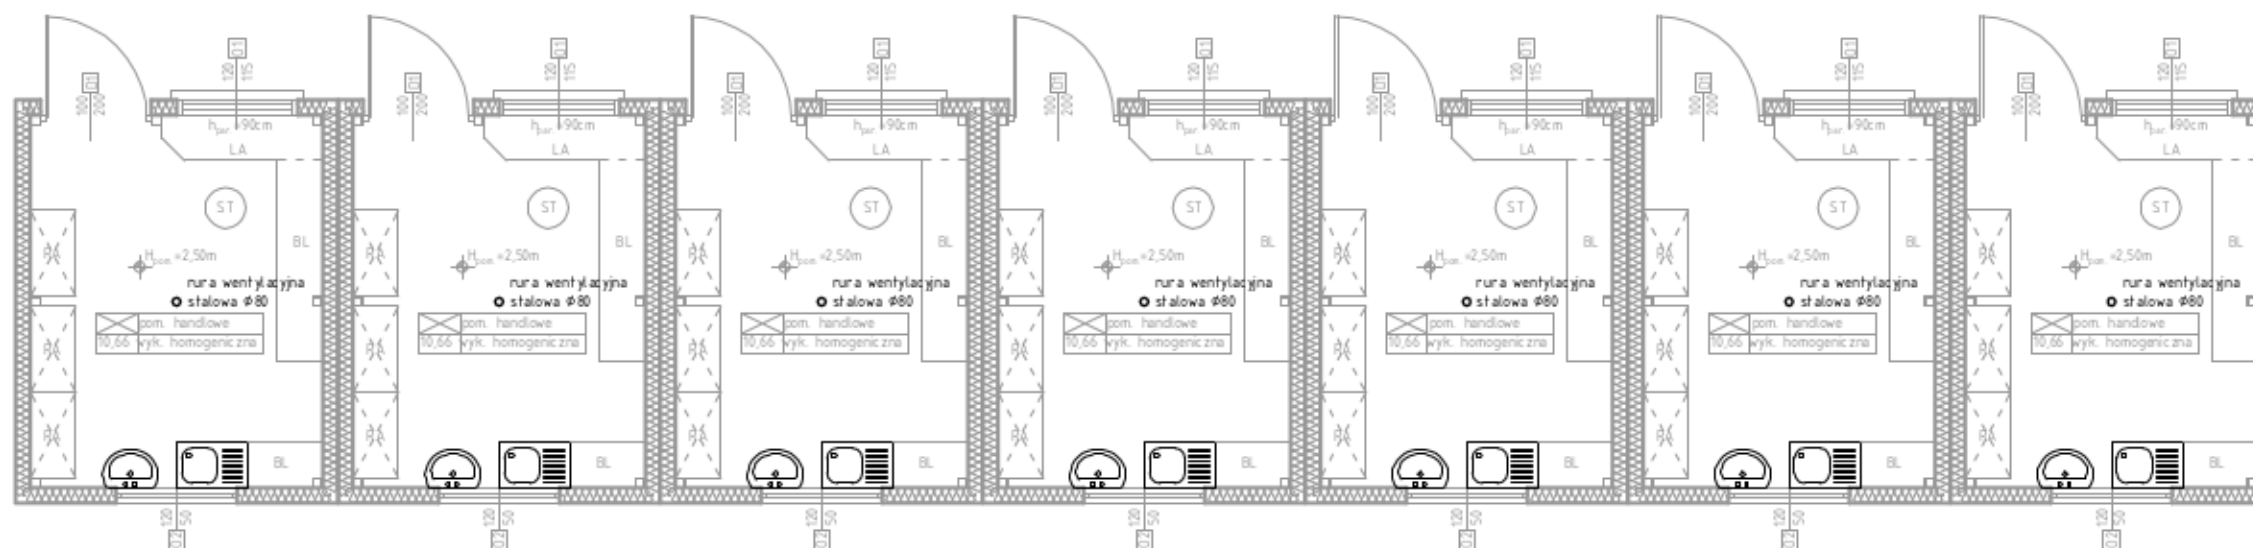

PROJEKT BUDOWLANY		
Inwestycja	Zagospodarowanie targowiska polegającego na przebudowie targowiska stałego wraz z budową dwóch wiat stalowych, toalet publicznej, wiaty śmieciowej, budynku gospodarczego, pawilonów handlowych oraz infrastruktury towarzyszącej w postaci ciągów pieszo-jednych, parkingów, instalacji zewnętrznych: wody, elektroenergetycznej i oświetlenia terenu, instalacji wewnętrznych: wody, kanalizacji sanitarnej, elektrycznej i wentylacji mechanicznej	
Lokalizacja	Działka nr ewid. 881/5; 882/4; 512/4; 592 jednostka ewidencyjna 141703_2 Celestynów obręb 0001 Celestynów gmina Celestynów	
Rozdział 7:	PROJEKT INSTALACJI SANITARNYCH WEWNĘTRZNYCH	
Temat rys.	Instalacja wentylacji grawitacyjnej w pawilonach handlowych - rzut przyziemia	Skala 1:75 Nr rys. S-1
Inwestor	 Gmina Celestynów ul. Rygielna 3 05-430 Celestynów	
Projekt	PRB CONSULTING JACZEW BACIUREK ul. Sandomierska 26A 27-400 Ostrowiec Świętokrzyski tel. 0601 695 077, fax 41 242 18 02	
Instalacje sanitarne wewnętrzne		
Opracował:	mgr inż. Agnieszka Marzec	asystent projektanta
Opracował:	mgr inż. Anna Czyżewska	asystent projektanta
Projektował:	mgr inż. Monika Polek	PK00131/PO08/08
Sprawdził:	mgr inż. Waldemar Polek	PK0021/PO08/08