


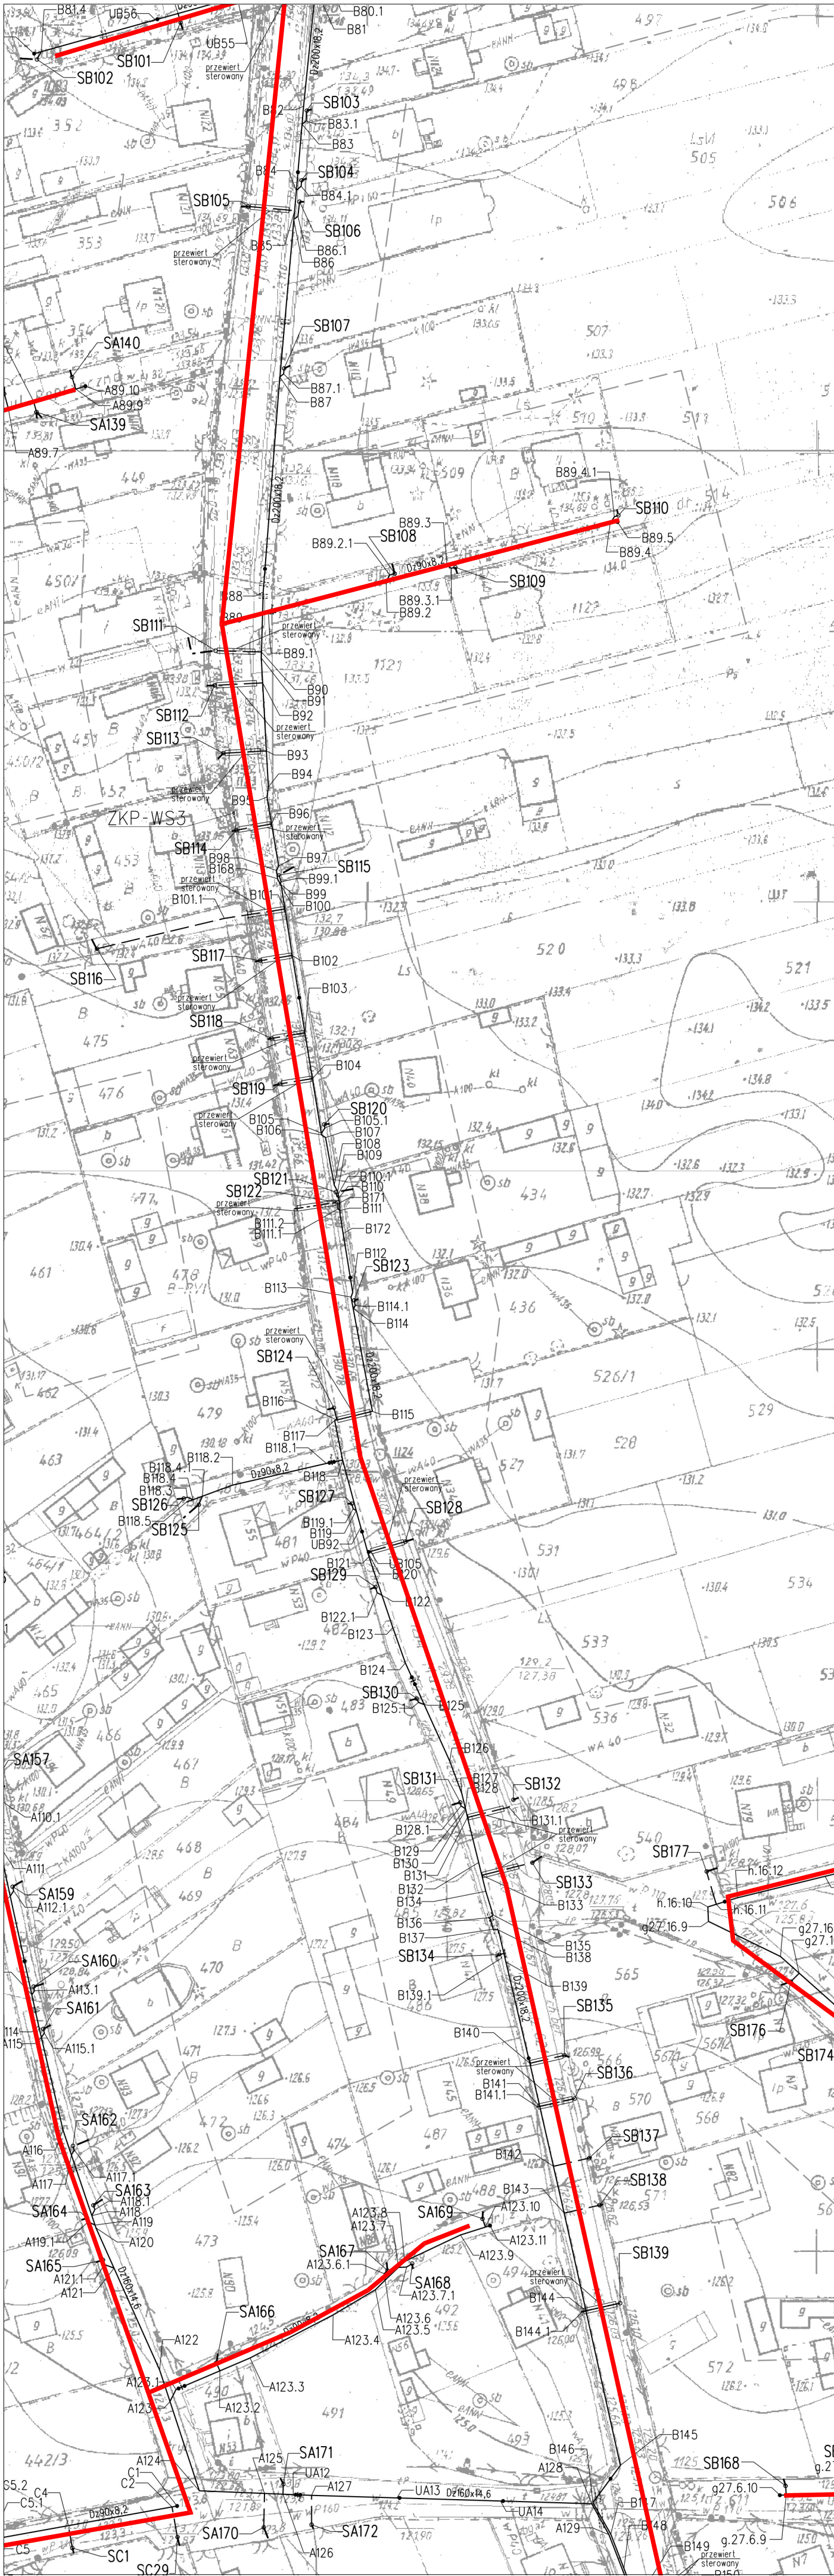

- projektowane przyłącza kanalizacji podciśnieniowej (rura PE100 Dz90x8,2)
- SB1: SAI projektowane studzienki zaworowe z odcinkiem grawitacyjnym przyłącza
- A...B...C... UA...UB...UC... numeracja punktów węzłowych trasy kanalizacji charakterystyczne punkty trasy (np. uskok)
- projektowane zasuwy
- projektowane rury inspekcyjne
- projektowane rury ochronne na rurociągach kanalizacji
- ZKP-WS projektowane złącze kablowe - pomiarowe, wzmacniacz sygnału monitoringowego; (przyłącze elektryczne-zakres RCE Dostyżniak S.A. RE Cłwoczek)
- projektowane kable teletechniczne do monitorowania
- projektowane rury ochronne na istniejących kablach: na elektrycznych – rura typu AROT A110 PS, L=2m na telekomunikacyjnych – rura typu AROT A160 PS; A110 PS, L=2m
- zakres aktualizacji mapy do celów projektowych

UWAGI:
1. Niniejszy arkusz projektu zagospodarowania terenu obejmuje arkusze mapy zasadniczej:

10-48(19-b) 5S13-14O11-12
10-48(14-d) 10S13-14O11-12
25S11-12O11-12

CIIEC-TECHUNION Sp. z o.o. 40-833 Katowice, ul. Dąbels 5 tel.: 32 201 54 40 fax: 32 201 54 41 E-mail: biuro@ciec-technion.pl	Nazwa i adres obiektu budowlanego Budowa sieci kanalizacji sanitarnej dla miejscowości Dąbrówka i Stara Wieś, Gmina Celestynów		
	Inwestor GMINA CELESTYNÓW 05-430 Celestynów, ul. Ręgańska 3		
Stadium projekt budowlany	Tytuł rysunku Projekt zagospodarowania terenu - ARK.2/3		Nr projektu 73/CT/10-PB
			Nr rysunku 02-2
Skala 1:1000	Imię Nazwisko		Nr uprawnień
	Proj. mgr inż. Ludwik Wilk		121/79
Data Kwiecień 2011	Opr. mgr inż. Ewelina Musioł		
	Opr. mgr inż. Rafał Górny		
	Spr. mgr inż. Eugeniusz Świąs		414/1971/Kt

Objaśnienia :

- sieć projektowana kanalizacji grawitacyjnej
- sieć istniejąca kanałów tłocznych
- projektowane pompownie
- projektowana sieć kanalizacji ciśnieniowej
- projektowane kanały tłoczne/transzytowe

Rys 5