


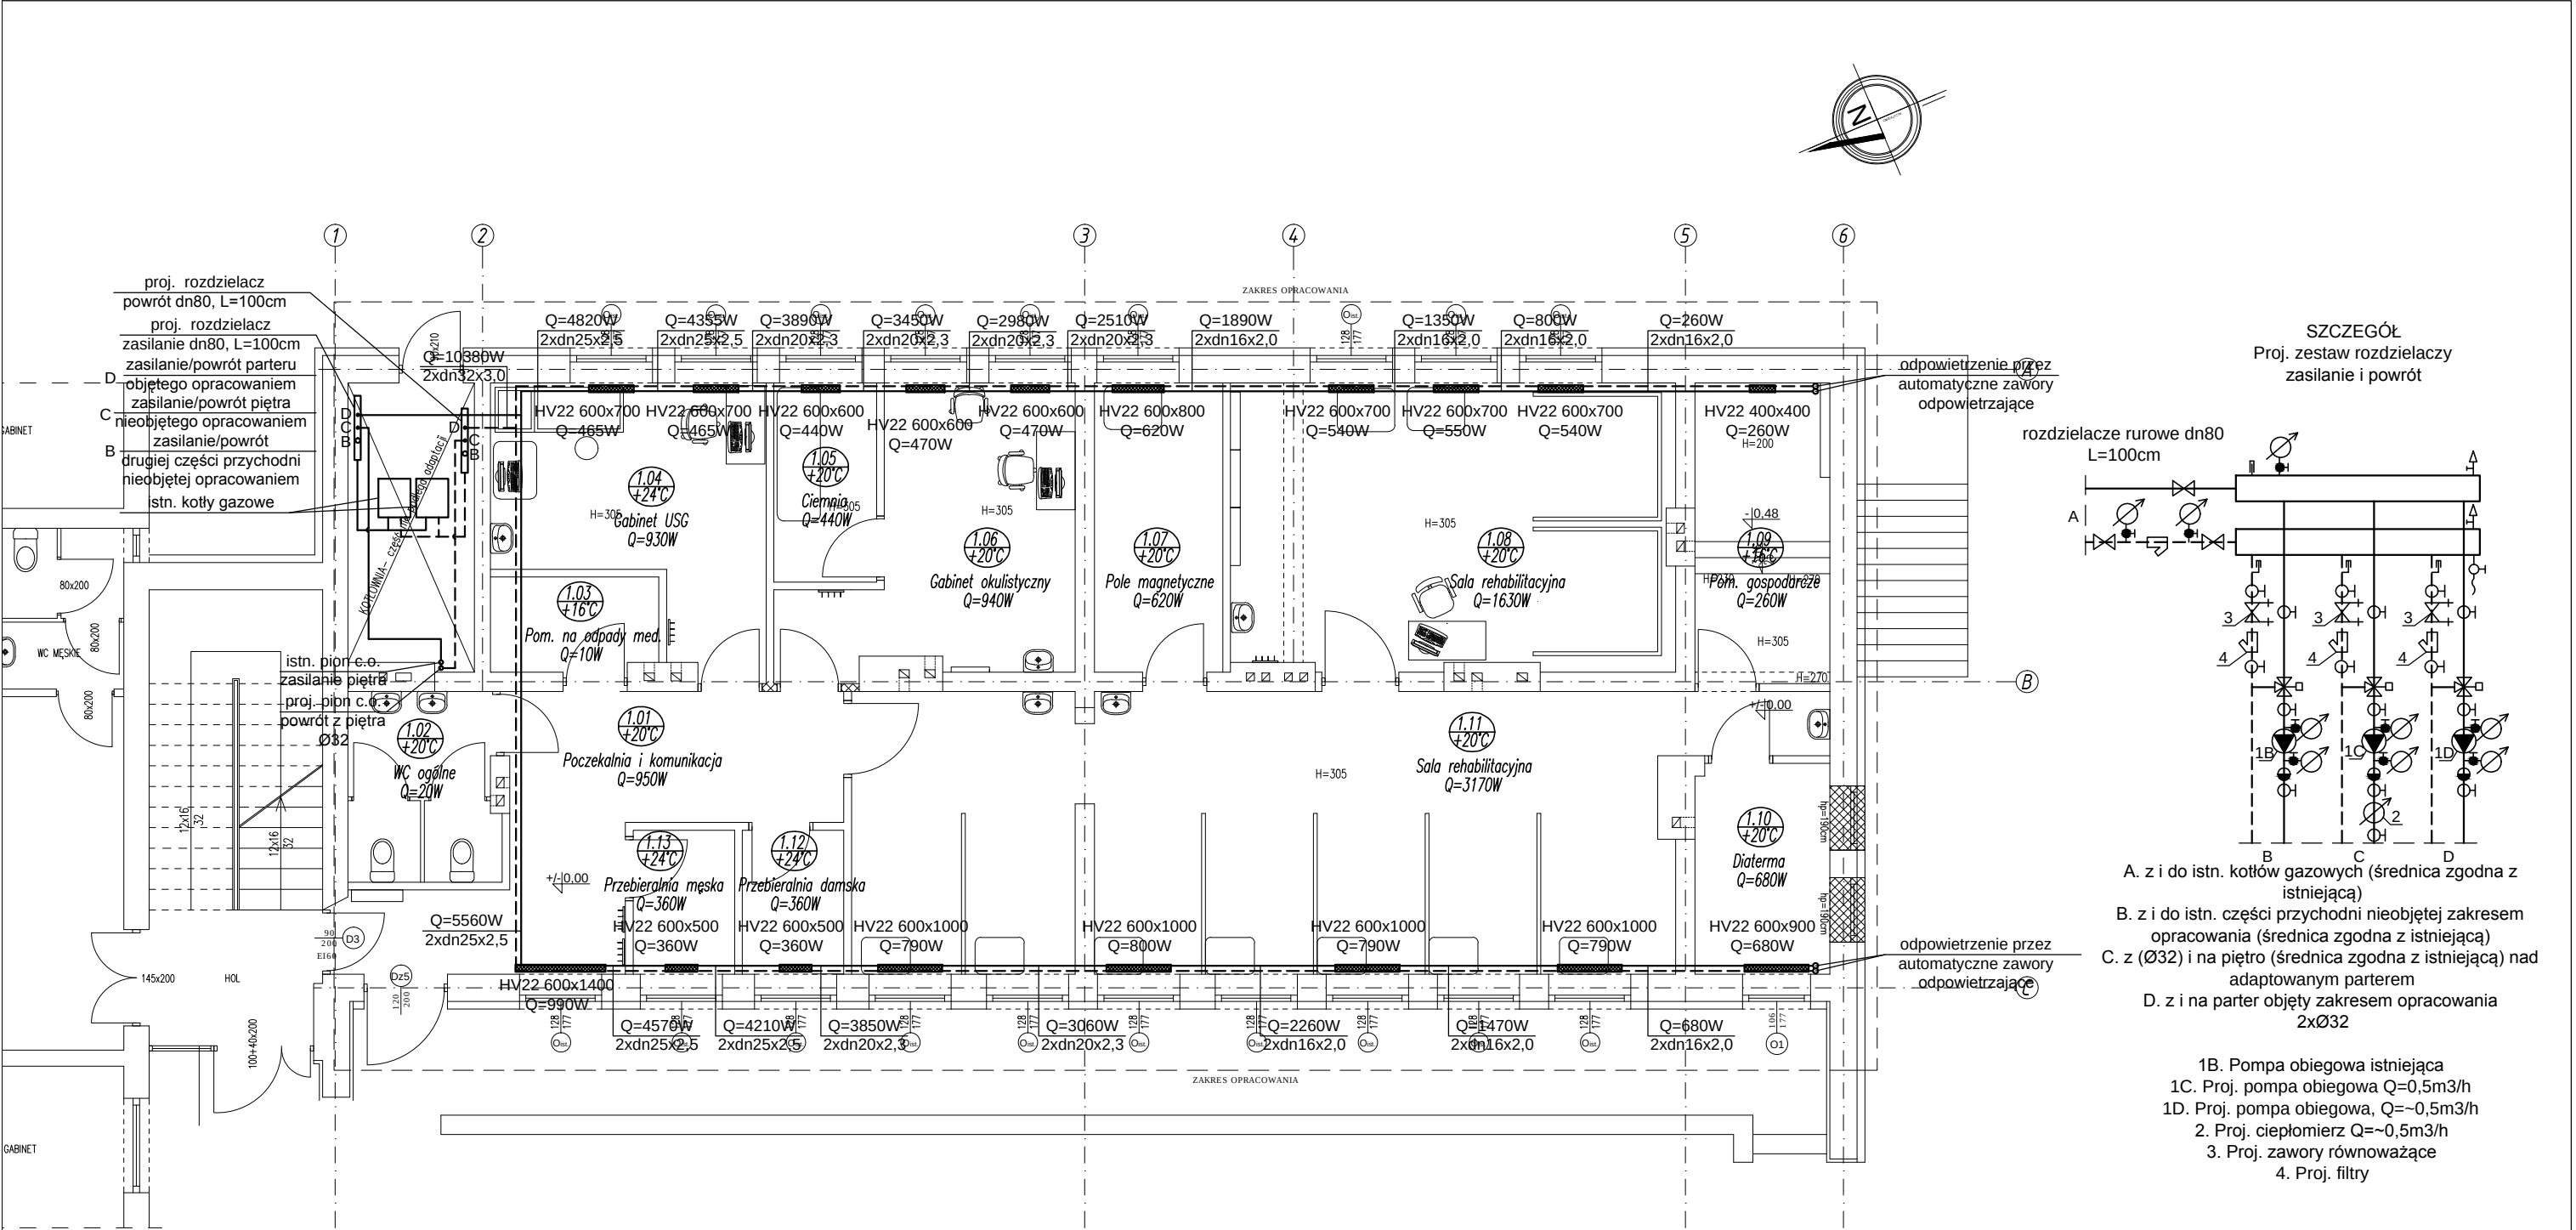


Uwaga:

Zasilanie z istn. kotłów gazowych przez projektowany zestaw rozdzielaczy.
Obliczeniowe zapotrzebowanie na ciepło: Q=10 380W
Obliczeniowe parametry czynnika grzejnego (wody): 7 5/55°C
Przewody rozprowadzające do grzejników prowadzić pod posadzką.
Odpowietrzenie na końcu ciągów grzewczych przez wyprowadzenie pionów powyżej wysokości grzejników na parterze i montaż zaworów odpowietrzających. Na powrotach do rozdzielaczy zamontować zawory równoważące.

OZNACZENIA:

-  - grzejnik płytowy
- HV - higieniczny z podłączeniem dolnym kątowym
- 22 - dwupłytowy
- - projektowane przewody zasilanie
- - projektowane przewody powrót

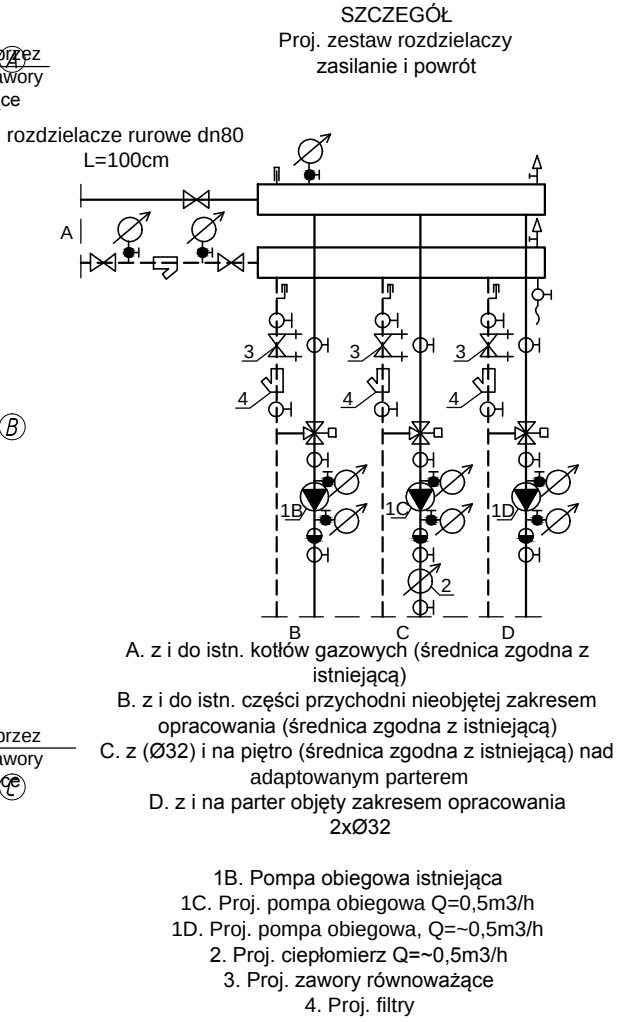

PRZEDSIĘBIORSTWO PROJEKTOWANIA I OBSŁUGI INWESTYCJI "PROBUD" SP. Z O.O. Konieczki 15B/A, 19-300 Elk			
ADRES OBIEKTU:	Samodzielny Publiczny Zakład Opieki Zdrowotnej ul. Regucka 5, 05-430 Celestynów		S2
NAZWA RYSUNKU:	REHABILITACJA- PRZUT PARTERU - INST. C.O.		BRANŻA: SANITARNA
PROJEKTANT:	mgr inż. Romuald Szafranowski nr upr. SUW 335/80	Podpis:	DATA: KWIECIEŃ 2018r.
SPRAWDZAJĄCY:	mgr inż. Justyna Januszko - Siemion nr upr. WAM/0032/PWOS/16	Podpis:	SKALA: 1:100