


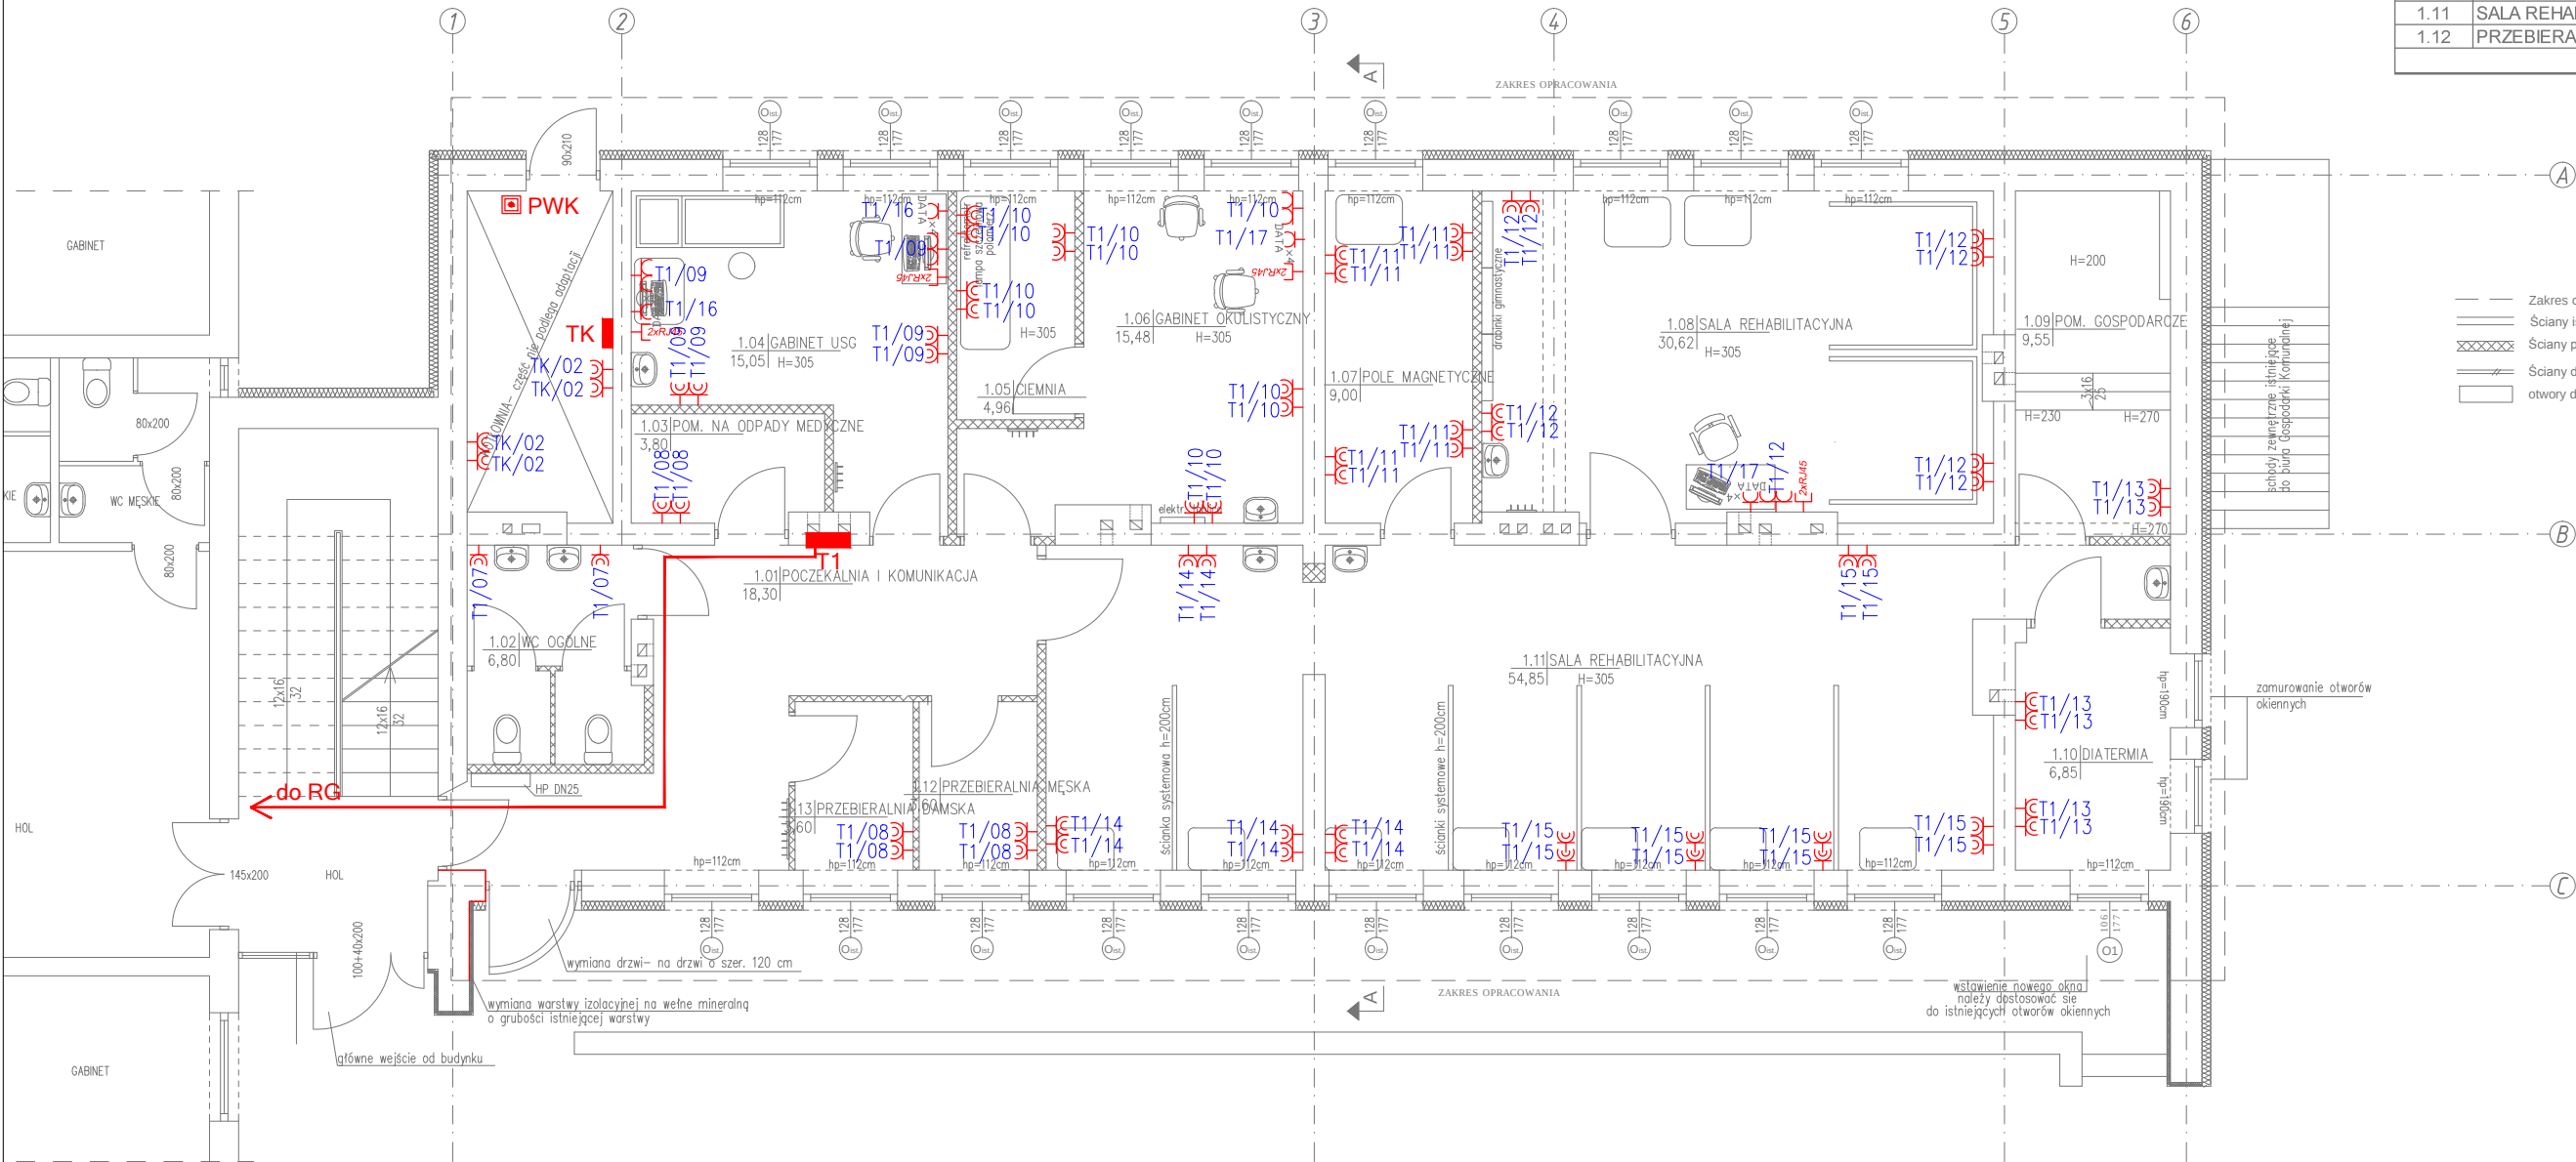

ZESTAWIENIE POMIESZCZEŃ		
GABINET REHABILITACJI		
Nr pom.	Pomieszczenie	Powierzchnia [m2]
1.01	POCZEKALNIA I KOMUNIKACJA	21,15
1.02	WC OGÓLNE	6,80
1.03	PRZEBIERALNIA MĘSKA	3,80
1.04	GABINET USG	15,05
1.05	CIEMNIA	4,96
1.06	GABINET OKULISTYCZNY	15,48
1.07	POLE MAGNETYCZNE	9,00
1.08	SALA REHABILITACYJNA	30,62
1.09	POM. GOSPODARCZE	9,55
1.10	DIATERMIA	6,85
1.11	SALA REHABILITACYJNA	54,85
1.12	PRZEBIERALNIA DAMSKA	4,48
SUMA		182,59

- Zakres objęty opracowaniem
— Ściany istniejące
XXXX Ściany proj. murowane z gazobetonu gr. 12 cm
— Ściany do usunięcia
□ otwory do zamurowania

LEGENDA

- ⌚ GNIAZDO POJEDYŃCZE 230V, P/T, IP44
⌚ GNIAZDO PODWÓJNE 230V, P/T, IP20
⌚ 2xGNIAZDO POJEDYŃCZE 230V, P/T, IP44 MONTOWANE WE WSPÓLNEJ RAMCE
⌚ 4xGNIAZDO POJEDYŃCZE DATA 230V, P/T IP20, MONTOWANE WE WSPÓLNEJ RAMCE
⌚ 2xRJ45 GNIAZDO INTERNETOWE 2xRJ45 PODŁĄCZYĆ PRZEWODEM UTP kat. 6 DO ISTN. PUNKTU DYSTRYBUCYJNEGO—CENTRALI TELEFON.
⌚ PWK WYŁĄCZNIK GŁÓWNY PRĄDU KOTŁOWNI

PRZEDSIĘBIORSTWO PROJEKTOWANIA I OBSŁUGI INWESTYCJI "PROBUD" SP. Z O.O. Konieczki 15B/A, 19-300 Elk			
ADRES OBIEKTU:	Samodzielny Publiczny Zakład Opieki Zdrowotnej ul. Regucka 5, 05-430 Celestynów		E2
NAZWA RYSUNKU:	REHABILITACJA- RZUT PARTERU INSTALACJA GNIAZD WTYKOWYCH		BRANŻA: ELEKTRYCZNA
PROJEKTANT:	mgr inż. Tomasz Supranowicz nr upr. PDL/0069/PBE/16	Podpis:	DATA: SIERPIEŃ 2019r.
WSPÓŁPRACA:	mgr inż. Andrzej Timczenko	Podpis:	SKALA: 1:100
		Podpis:	NR STR.: