
 
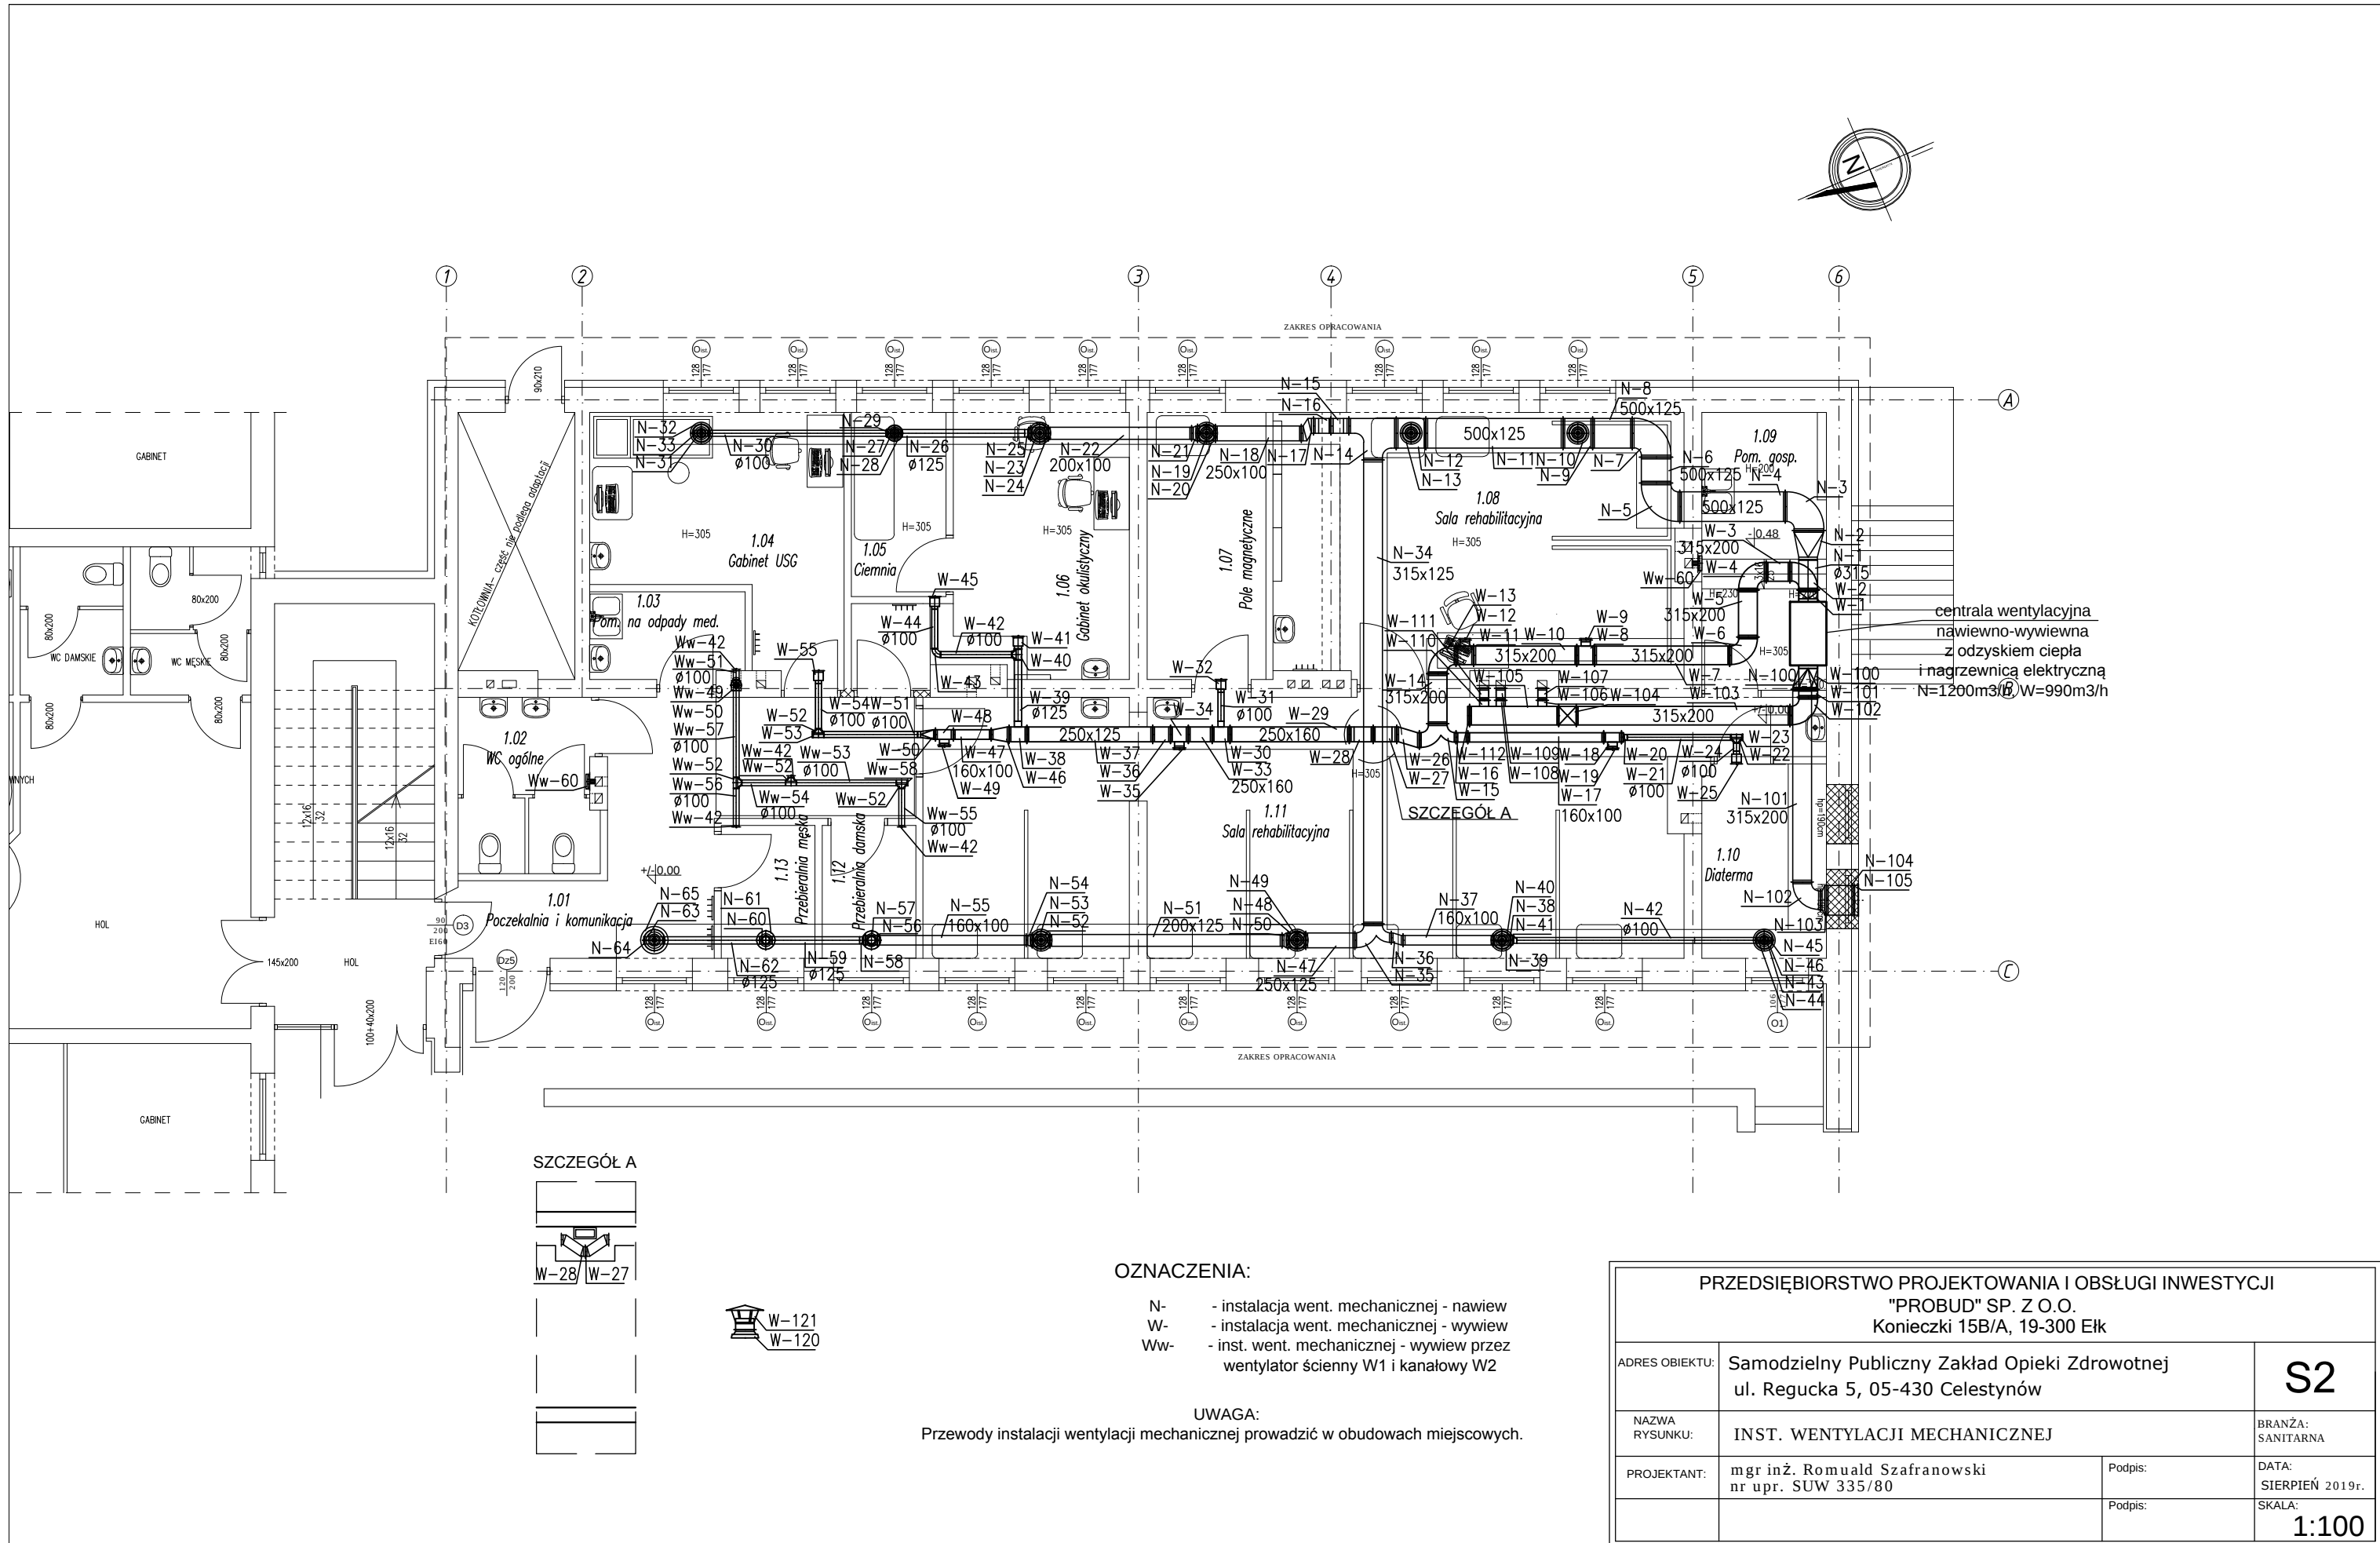




SZCZEGÓŁ A

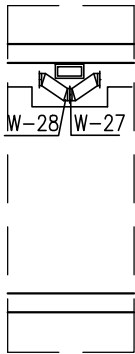

OZNACZENIA:

- N- - instalacja went. mechanicznej - nawiew
- W- - instalacja went. mechanicznej - wywiew
- Ww- - inst. went. mechanicznej - wywiew przez wentylator ścienny W1 i kanałowy W2

UWAGA:

Przewody instalacji wentylacji mechanicznej prowadzić w obudowach miejscowych.

PRZEDSIĘBIORSTWO PROJEKTOWANIA I OBSŁUGI INWESTYCJI "PROBUD" SP. Z O.O. Konieczki 15B/A, 19-300 Elk			
ADRES OBIEKTU:	Samodzielny Publiczny Zakład Opieki Zdrowotnej ul. Regucka 5, 05-430 Celestynów		S2
NAZWA RYSUNKU:	INST. WENTYLACJI MECHANICZNEJ		BRANŻA: SANITARNA
PROJEKTANT:	mgr inż. Romuald Szafranowski nr upr. SUW 335/80	Podpis:	DATA: SIERPIEŃ 2019r.
		Podpis:	SKALA: 1:100