


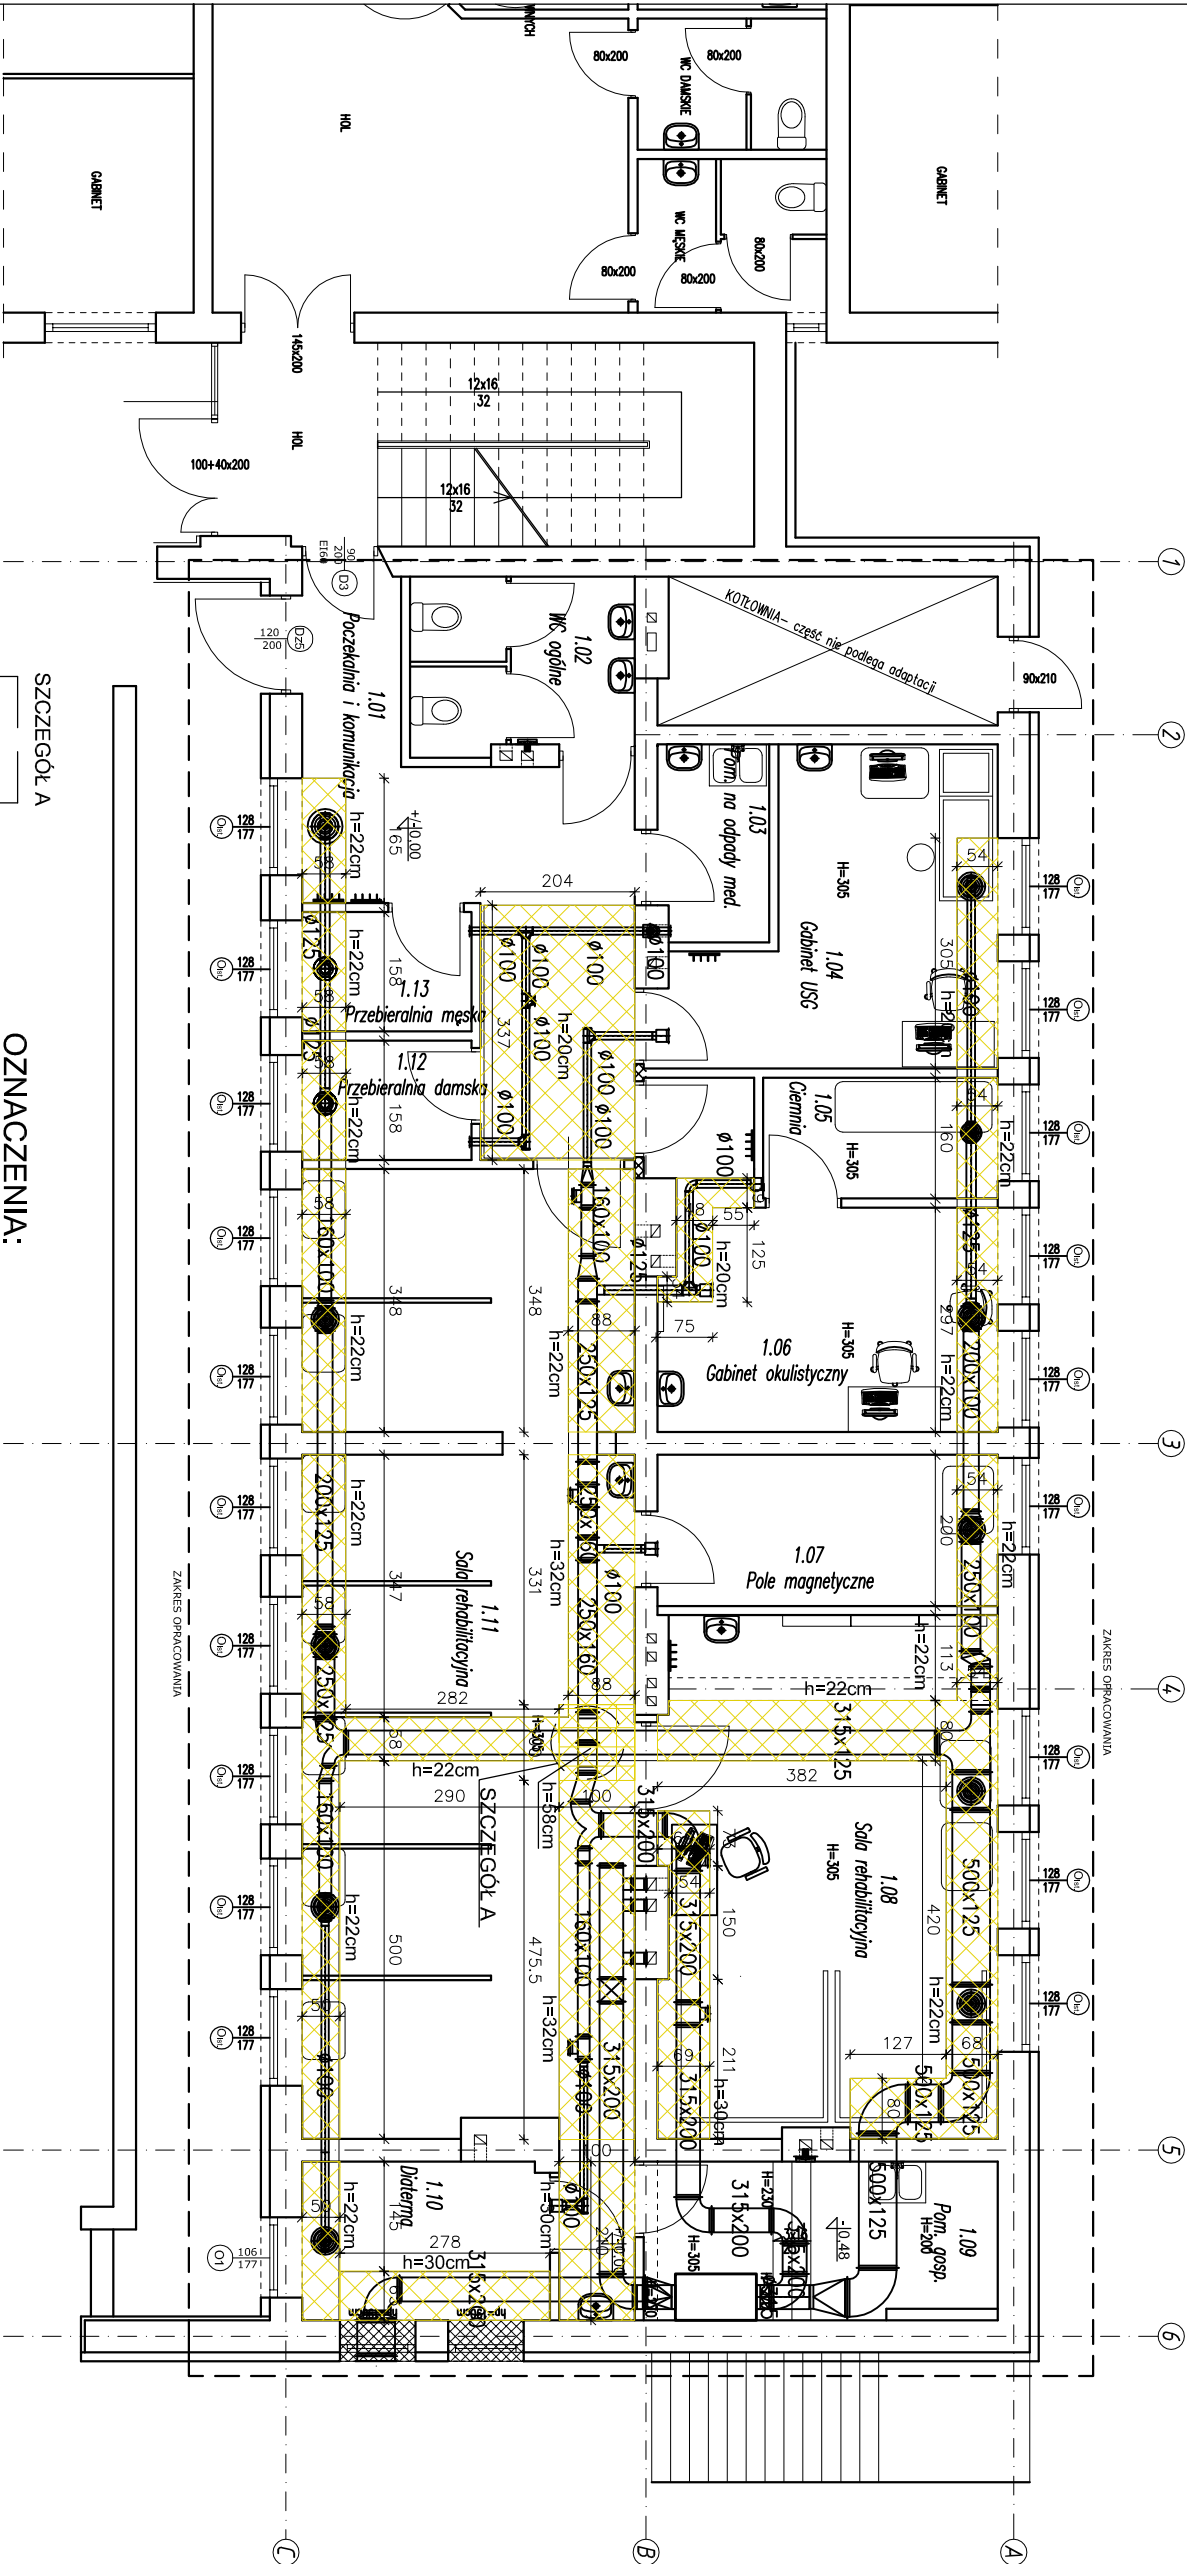


Zabudowa przewoów z płyt gk	
Pom.1.01	pow. 8,45 m ²
Pom.1.04	pow. 2,37 m ²
Pom.1.05	pow. 1,05 m ²
Pom.1.06	pow. 3,48 m ²
Pom.1.07	pow. 1,64 m ²
Pom.1.08	pow. 11,28 m ²
Pom.1.10	pow. 4,06 m ²
Pom.1.11	pow. 30,2 m ²
Pom.1.12	pow. 1,26 m ²
Pom.1.13	pow. 1,26 m ²
łącznie: pow. 68,07 m ²	

OZNACZENIA:



- miejscowa zabudowa z płyty g-k

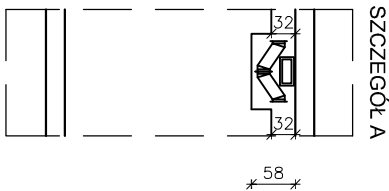

PRZEDSIĘBIORSTWO PROJEKTOWANIA I OBSŁUGI INWESTYCJI			
"PROBUD" SP. Z O.O.			
Koncepcki 15B/A, 19-300 EIK			
ADRES OBIEKTU:	Samodzielny Publiczny Zakład Opieki Zdrowotnej ul. Regucka 5, 05-430 Celestynów	A4	
NAZWA RYSUNKU:	REHABILITACJA- PRZUT PARTERU - MIEJSCOWA ZABUDOWA KANAŁÓW WENTYLACYJNYCH	BRANŻA: ARCHITEKTURA	
PROJEKTANT:	mgr inż. arch. Barbara Bartłomiejczuk nr upr. SUW-325/80	Podpis:	DATA: SIERPIEŃ 2019r.
ASYSTENT:	mgr inż.arch. Urszula Milewska	Podpis:	SKALA: 1:100
		NR STR.:	