


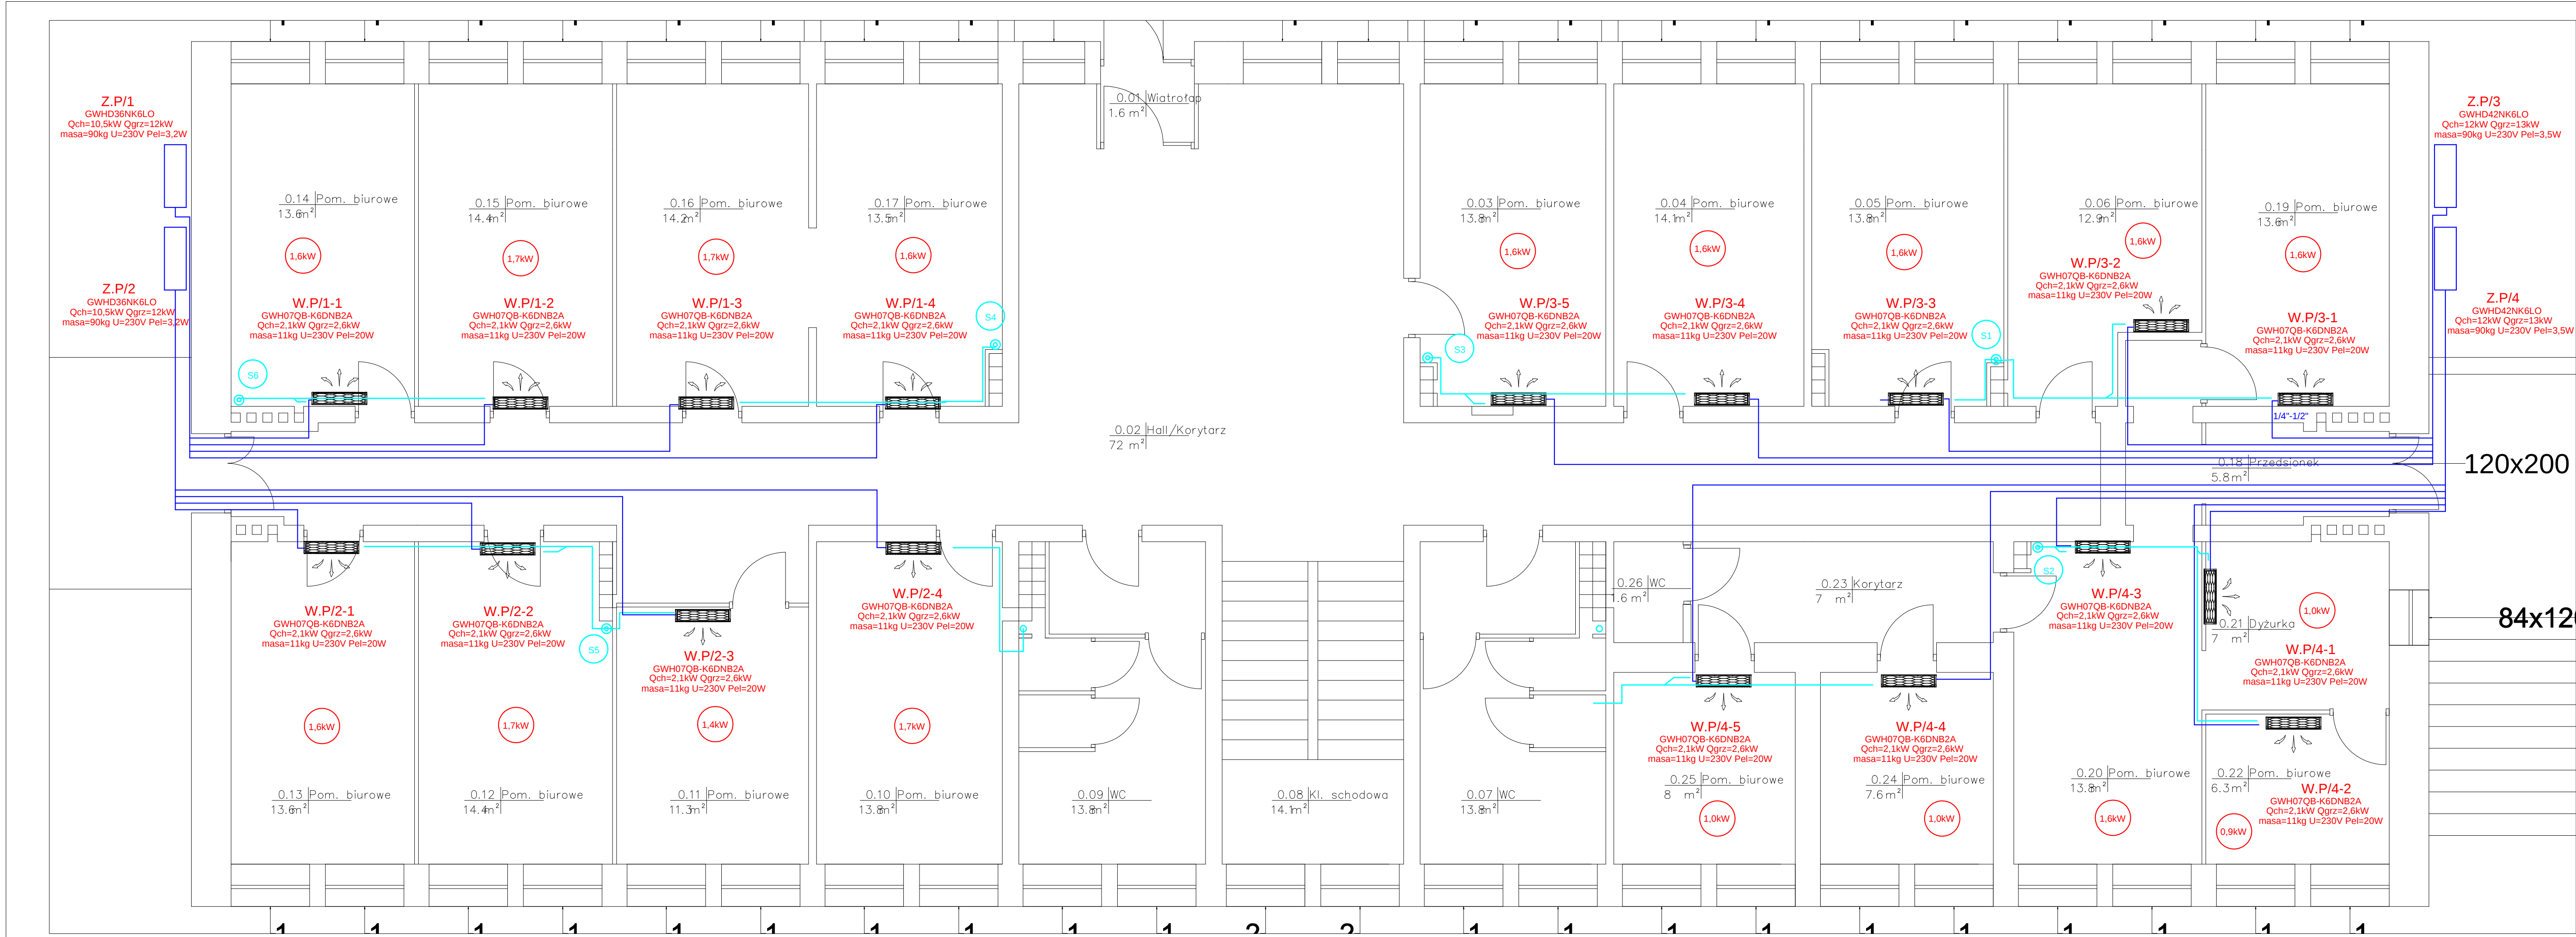

PARTER

OZNACZENIA:

- instalacja czynnika chłodniczego wykonana z rur miedzianych w izolacji termicznej ze spienionego kauczuku jeżeli nie podano średnica 1/4" - 3/8"
- instalacja odprowadzenia skroplin z PCV-U- jeżeli nie podano na rysunku -średnica Ø32, spadek min 2%
- PS pompa skroplin
- klimatyzator split jednostka wewnętrzna typu naściennego
- W.1/3-1 nr jednostki
- GWH18QB-K6DNB2CI typ jednostki
- Qch=2,1kW Qgrz=2,6kW moc chłodnicza/ moc grzewcza
- masa=11kg U=230V Pel=20W

PRZED PRZYSTĄPIENIEM DO PRAC BUDOWLANYCH WSZYSTKIE WYMIARY NALEŻY SPRAWDZIĆ W NATURZE. W PRZYPADKU STWIERDZENIA NIEZGODNOŚCI NALEŻY ZWRÓCIĆ SIĘ DO PROJEKTANTA. PODKŁAD ARCHITEKTONICZNY JEST POGŁĄDOWY I NIE NALEŻY TRAKTOWAĆ GO JAKO INWENTARYZACJI STANU RZECZYWISTEGO.

EMPRO
KLIMATECHNIKA
PROJEKTY INSTALACJI SANITARNYCH

NAZWA OPRACOWANIA:
PROJEKT WYKONAWCZ INSTALACJI KLIMATYZACJI I ODPROWADZENIA SKROPLIN POMIESZCZENIA BIUROWE W BUDYNKU URZĄDU GMINY CELESTYNÓW

OBIEKT:
BUDYNEK URZĘDU GMINY W CELESTYNOWIE
05-430 Celestynów, ul. Regucka 3

RZUT PARTERU
INSTALACJA KLIMATYZACJI

INWESTOR:
URZĄD GMINY W CELESTYNOWIE
05-430 Celestynów, ul. Regucka 3

PROJEKTOWAŁ:
mgr inż. Grzegorz Andrzych
nr upr. MAZ/0520/PWOS/10
specjalność: instalacyjna

Nr. rys. 2
SKALA 1:50
faza: P.W.
branża: IS
grudzień 2018