




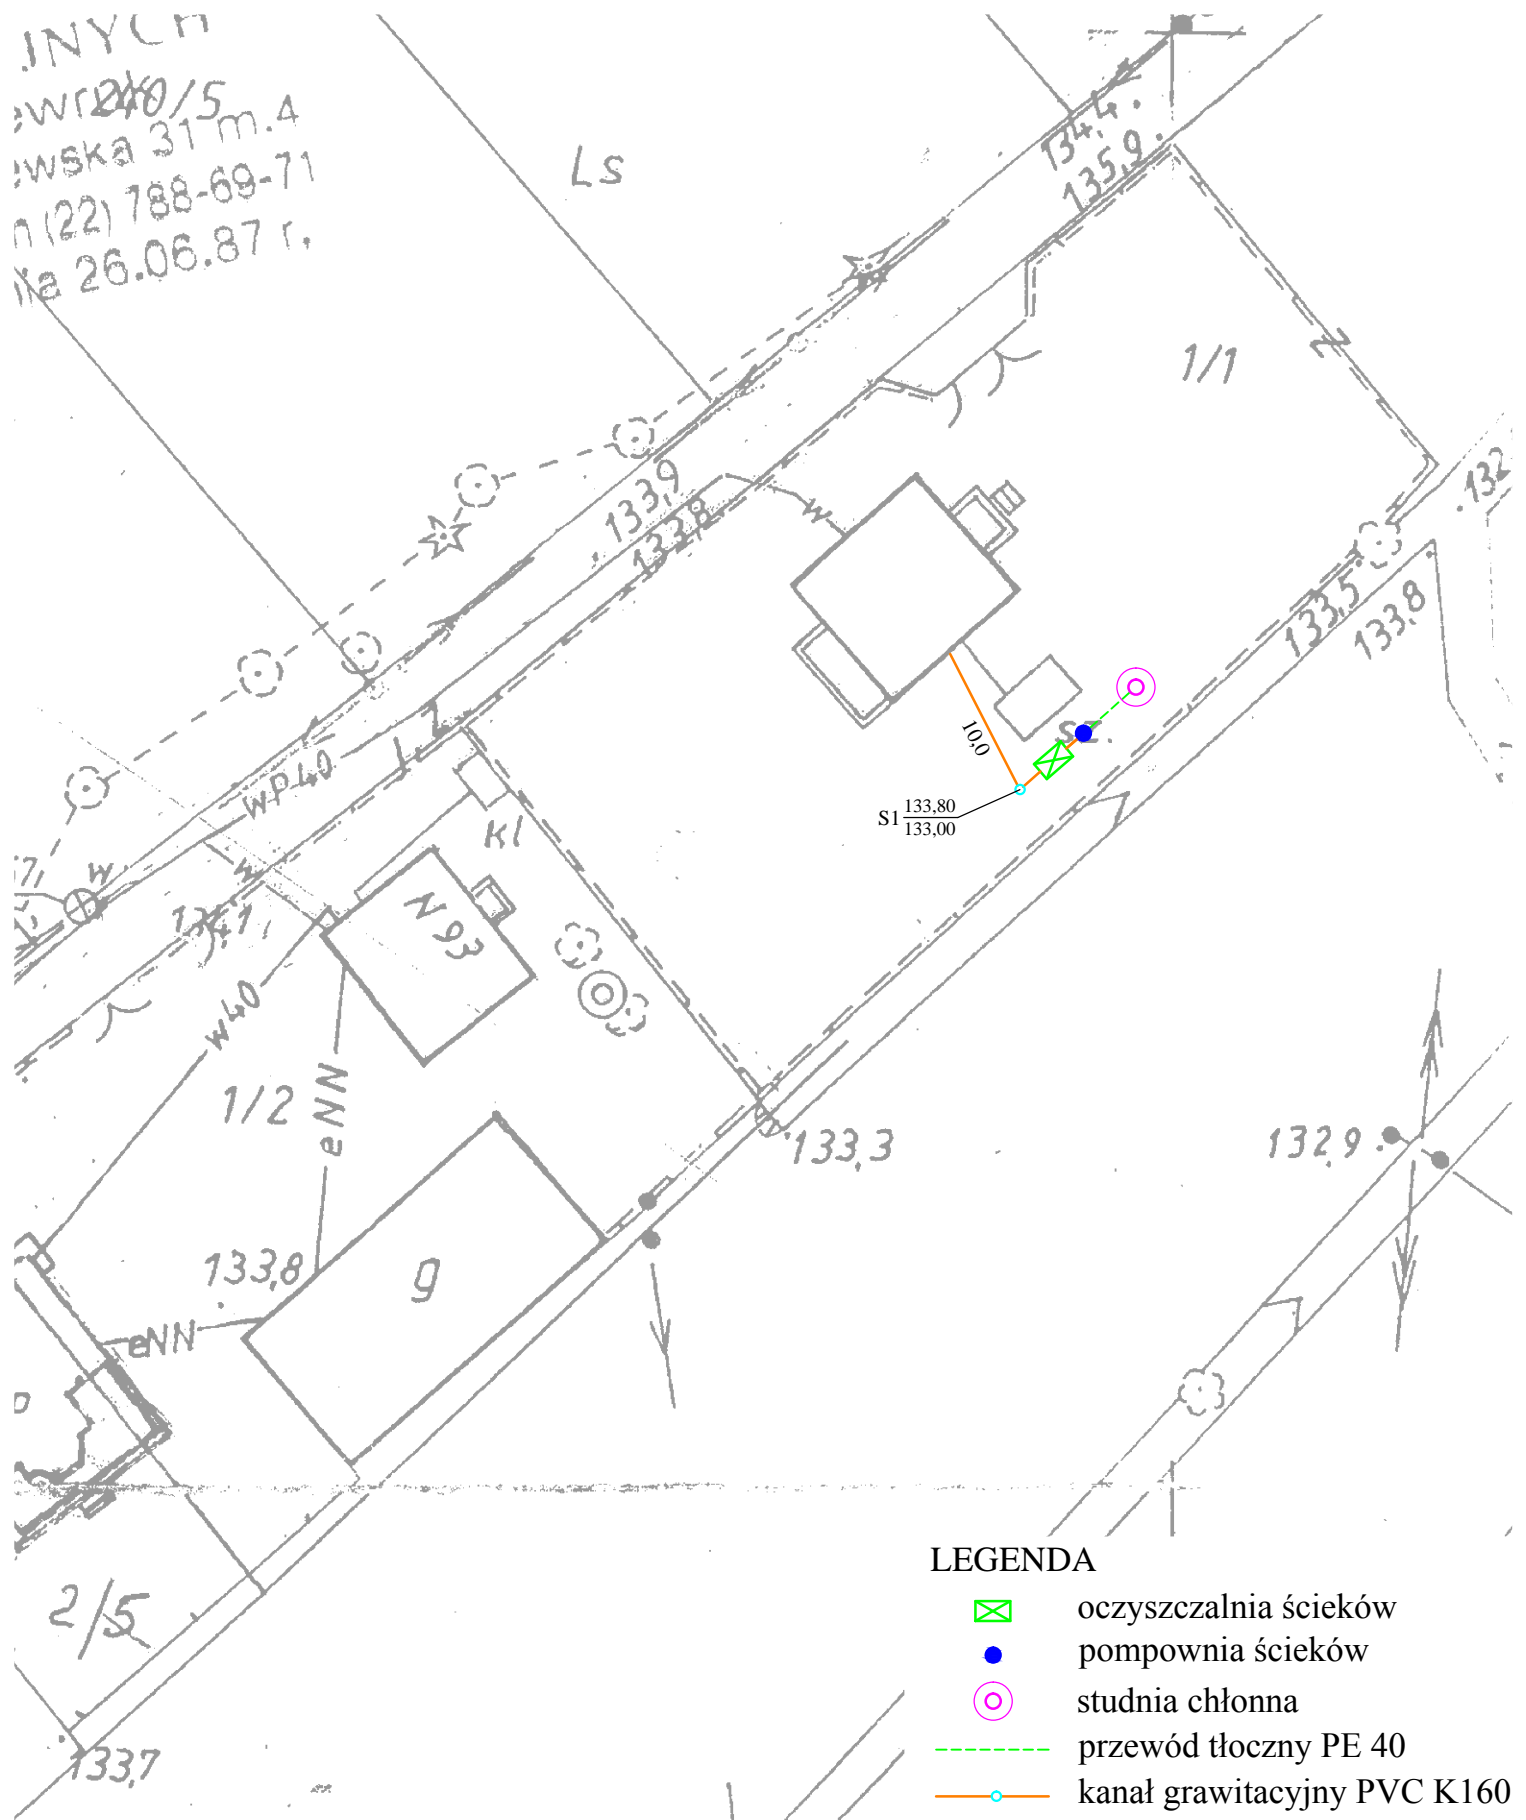


JNYCH
 WRO/5
 wska 31 m.4
 n (22) 788-69-71
 ka 26.06.87 r.



LEGENDA

-  oczyszczalnia ścieków
-  pompownia ścieków
-  studnia chłonna
-  przewód tłoczny PE 40
-  kanał grawitacyjny PVC K160

Sławomir Baran WOD - KAN Garwolin ul. Jagodzińska 40 tel./fax 25 682 3423		Inwestor: Gmina Celestynów 05-430 Celestynów Ul. Regucka 3		Stadium: P.B.
				Skala: 1: 500
PROJEKTOWAŁ: mgr inż. Sławomir Baran MAZ/0400/PWOS/09	Podpis:	Inwestycja: PRZYDOMOWA OCZYSZCZALNIA ŚCIEKÓW Ostrów; działka nr 1/1		Data: 10.2011
		Nazwa rysunku: Projekt zagospodarowania terenu		Nr rys: 4